


PARTER

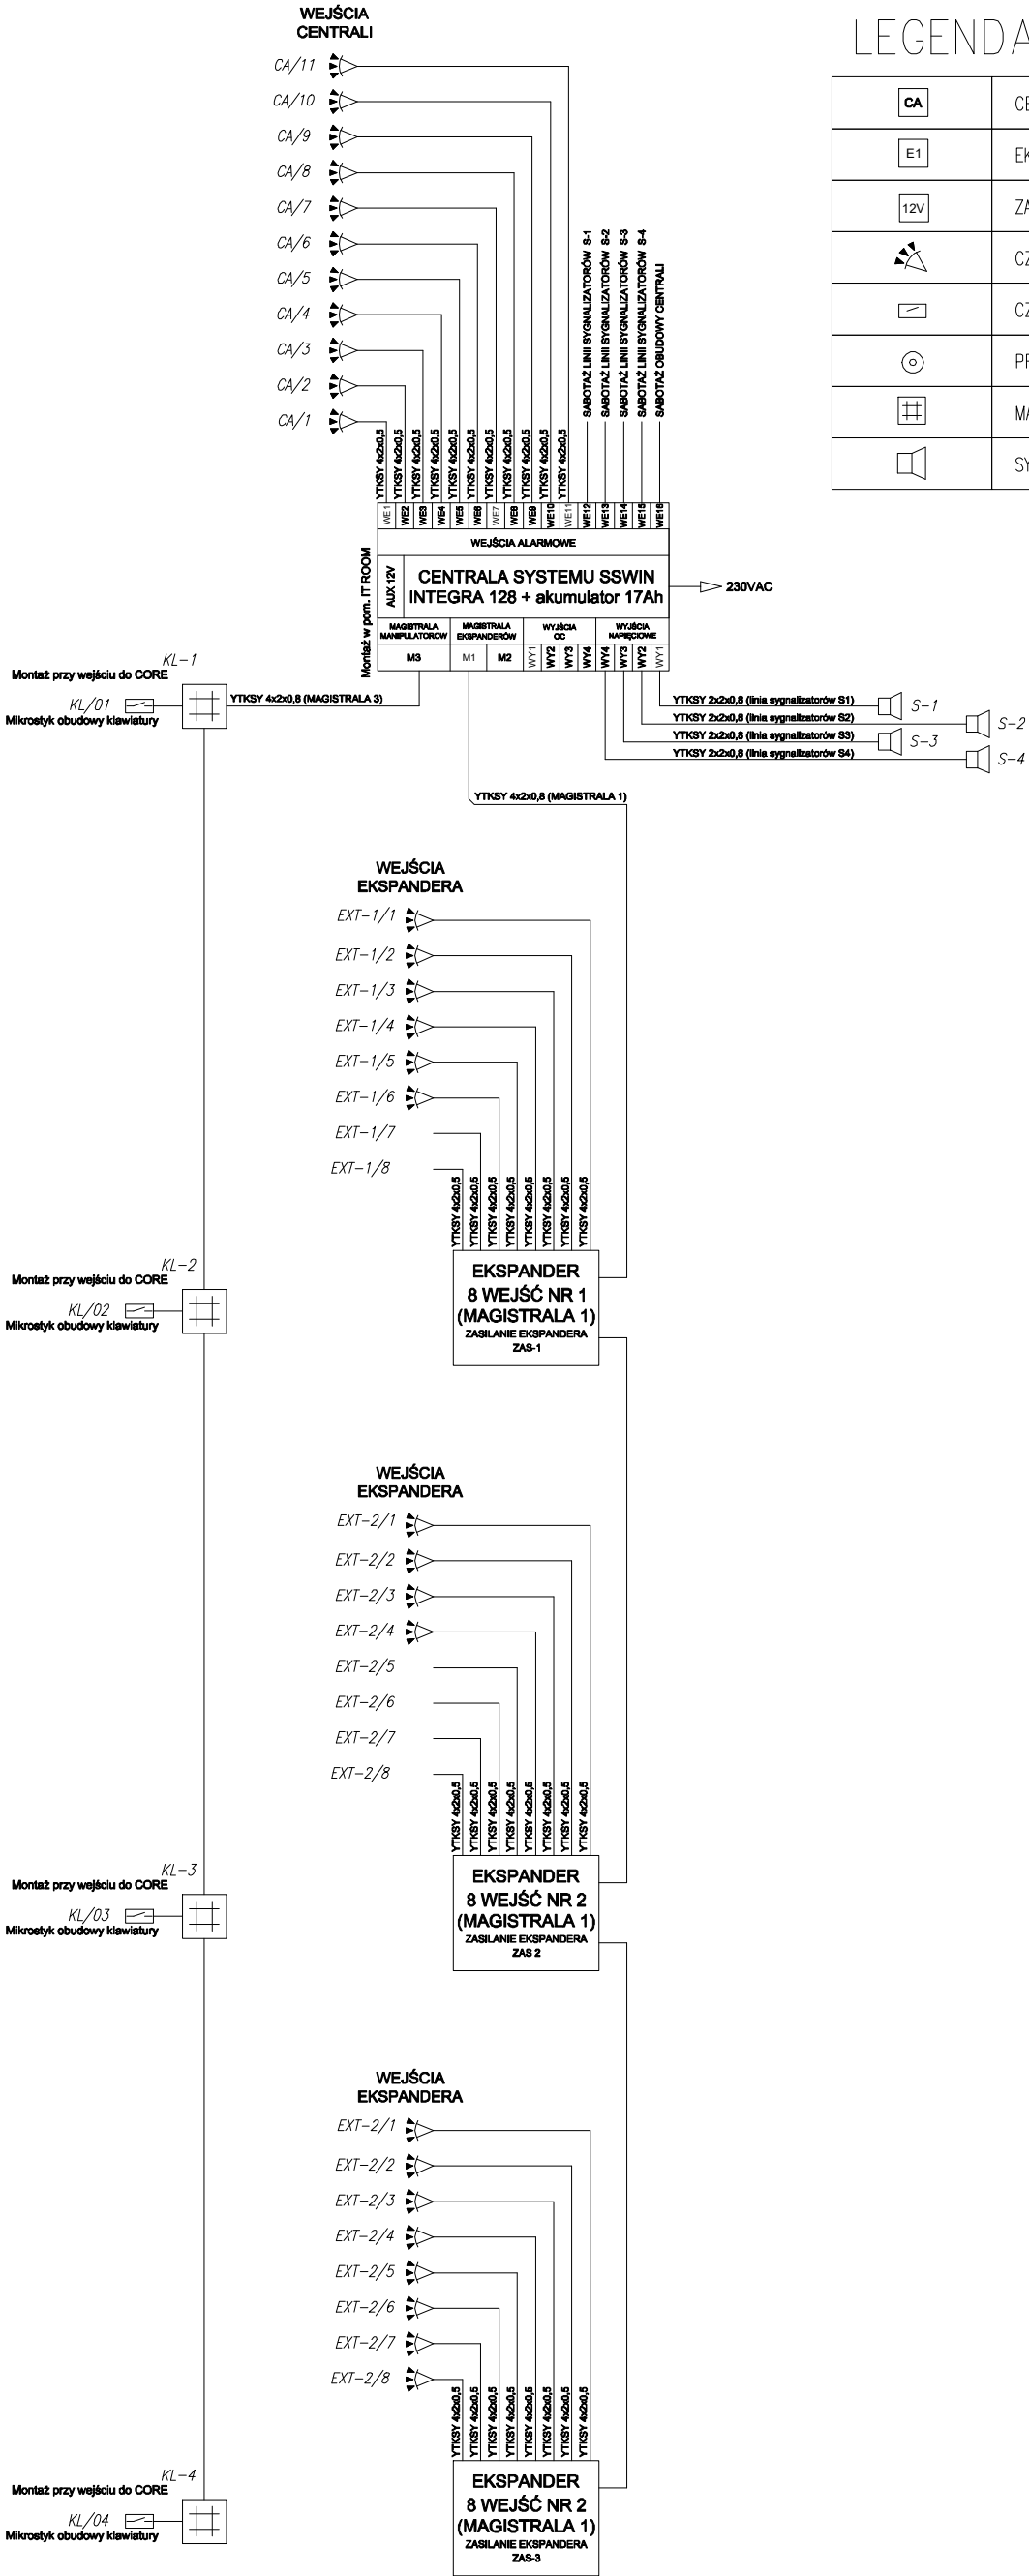

LEGENDA SSWiN:

CA	CENTRALA SYSTEMU SSWiN
E1	EKSPANDER WEJŚĆ SSWiN
12V	ZASILACZ BUFOROWY 12VDC
	CZUJKA RUCHU PIR
	CZUJKA MAGNETYCZNA (KONTAKTRON)
	PRZYCISK NAPADOWY
	MANIPULATOR LCD
	SYGNALIZATOR AKUSTYCZNY WEWNĘTRZNY



Krajowa Agencja
Poszanowania Energii SA
ul. Nowowiejska 21/25, Warszawa

Tytuł projektu
**Projekt budynku
przedszkola przy ul. Nowy
Rynek w Widawie**

Lokalizacja
działki nr ew. 3/3 i 5
obręb Widawa
ul. Nowy Rynek
Widawa

Inwestor
Gmina Widawa
ul. Rynek Kościuszki 10
98-170 Widawa

Tytuł rysunku
Schemat SSWiN

Faza projektu
Projekt Wykonawczy

Branża
Instalacje elektryczne

PROJEKTANT:
mgr inż. Jan Szerling
nr upr. GP-III-7342/237/91
147/K1/75

PODPIS:

SPRAWDZAJĄCY:
mgr inż. Dariusz Hemik
nr upr. MAZ/0171/PW0E/04

PODPIS:

data
31 grudnia 2015

skala
1:100

Nr arkusza
E.01.12

Strona