


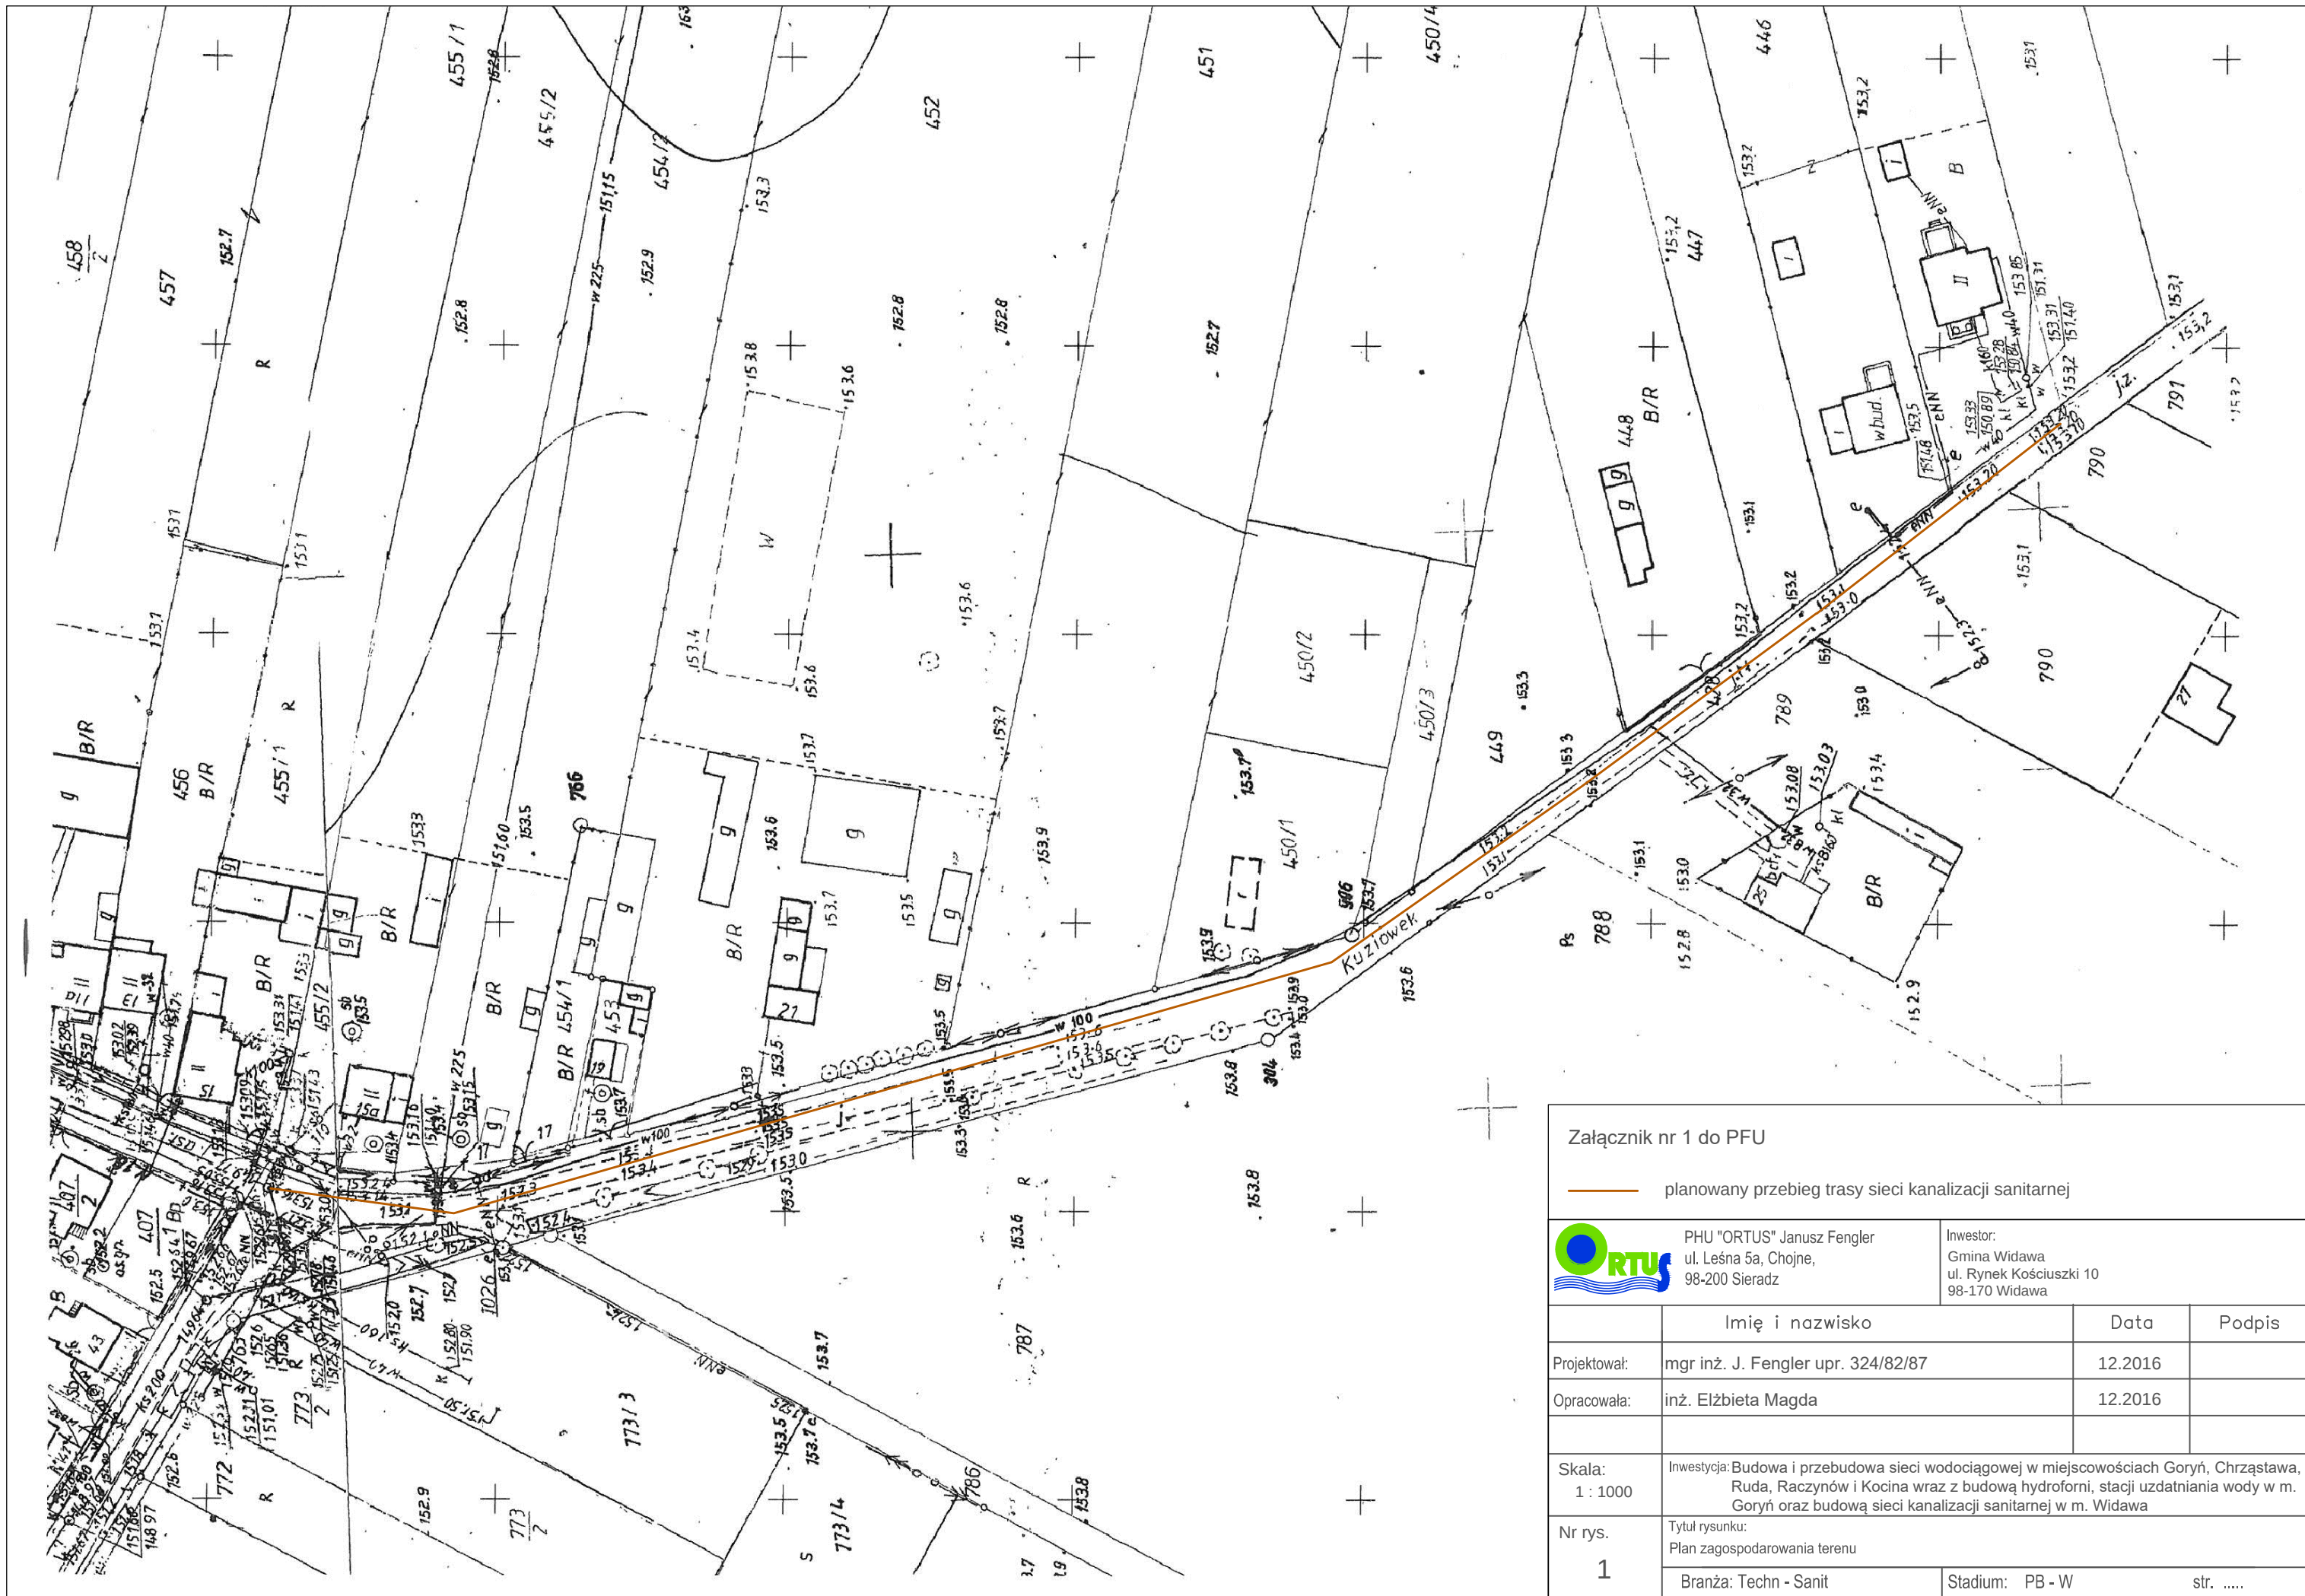

Załącznik nr 1 do PFU			
 planowany przebieg trasy sieci kanalizacji sanitarnej			
 PHU "ORTUS" Janusz Fengler ul. Leśna 5a, Chojne, 98-200 Sieradz		Inwestor: Gmina Widawa ul. Rynek Kościuszki 10 98-170 Widawa	
	Imię i nazwisko	Data	Podpis
Projektował:	mgr inż. J. Fengler upr. 324/82/87	12.2016	
Opracowała:	inż. Elżbieta Magda	12.2016	
Skala: 1 : 1000	Inwestycja: Budowa i przebudowa sieci wodociągowej w miejscowościach Goryń, Chrzastawa, Ruda, Racznów i Kocina wraz z budową hydroforni, stacji uzdatniania wody w m. Goryń oraz budową sieci kanalizacji sanitarnej w m. Widawa		
Nr rys. 1	Tytuł rysunku: Plan zagospodarowania terenu		
	Branża: Techn - Sanit	Stadium: PB - W	str.