




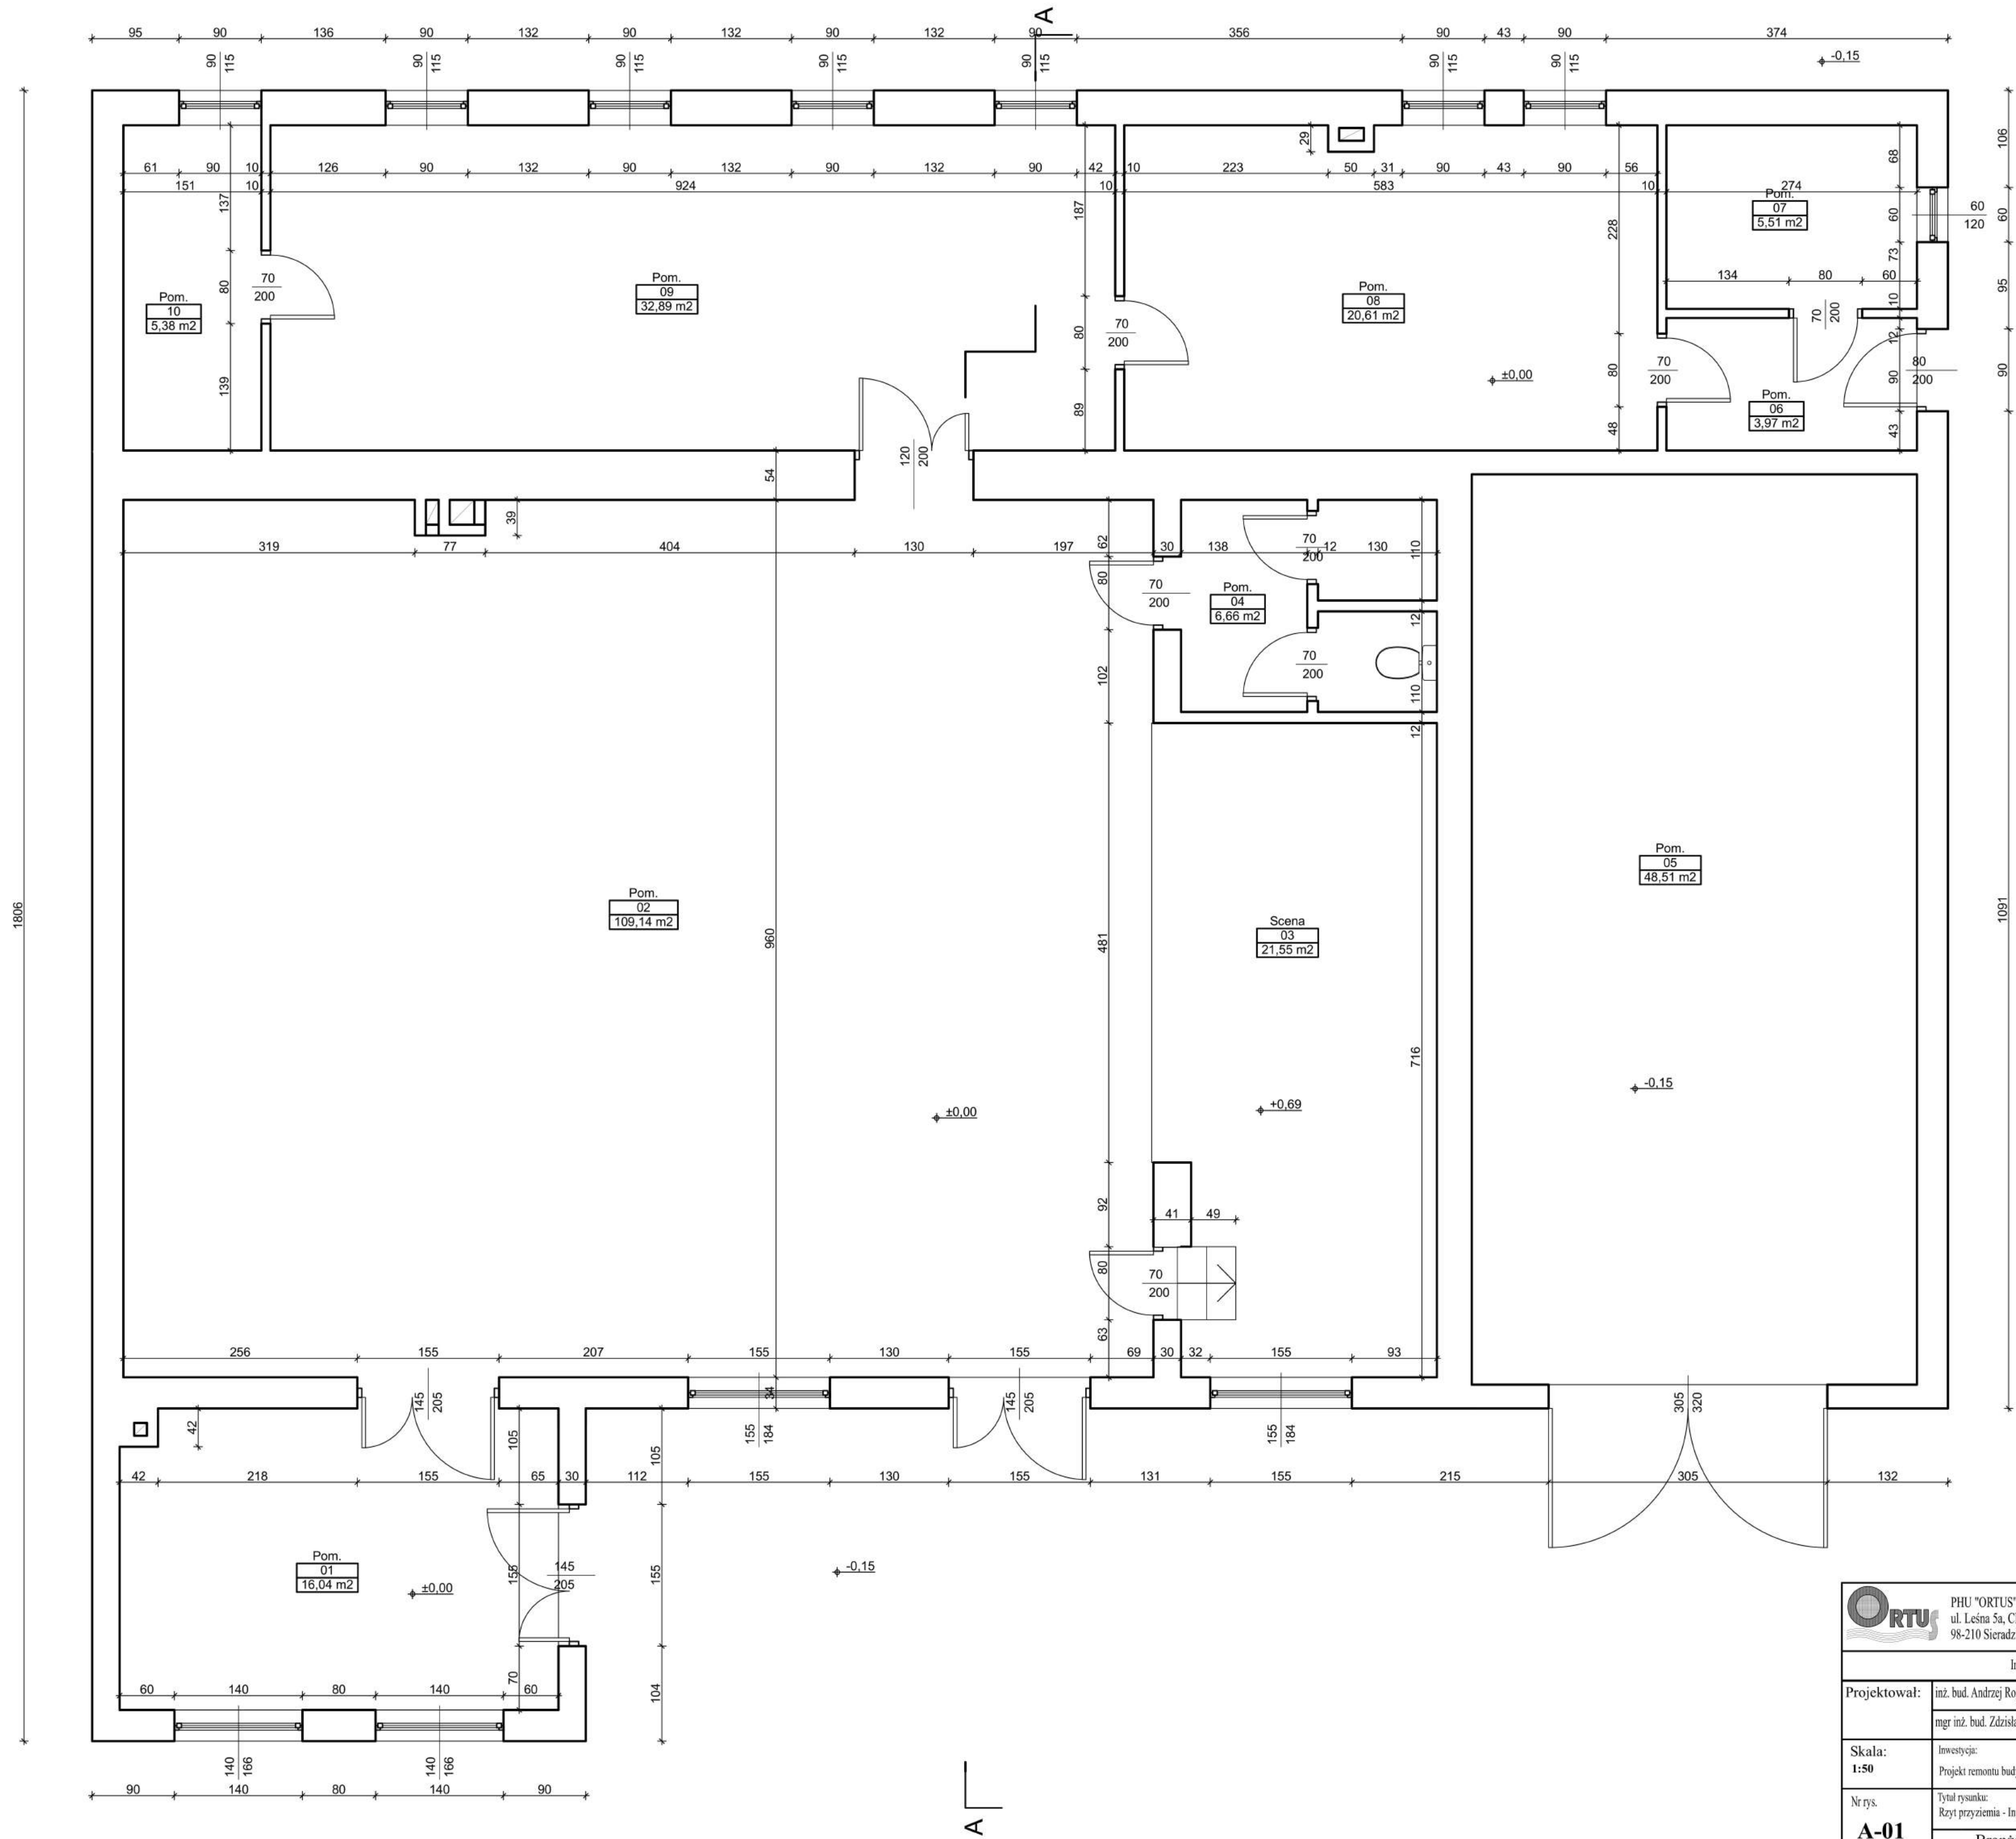


 PHU "ORTUS" Janusz Fengler ul. Leśna 5a, Chojne, 98-210 Sieradz		Inwestor: Gmina Widawa ul. Rynek Kościuszki 10 98-170 Widawa	
Imię i nazwisko		Data	
Projektował:	inż. bud. Andrzej Rogowski GP11-8346-256/77	11.2015	
	mgr inż. bud. Zdzisław Twarek 690/87	11.2015	
Skala: 1:50	Inwestycja: Projekt remontu budynku		
Nr rys. A-01	Tytuł rysunku: Rzuty przyziemia - Inwentaryzacja		
Branża: Konstr. - budowl.		Stadium: PW	str.

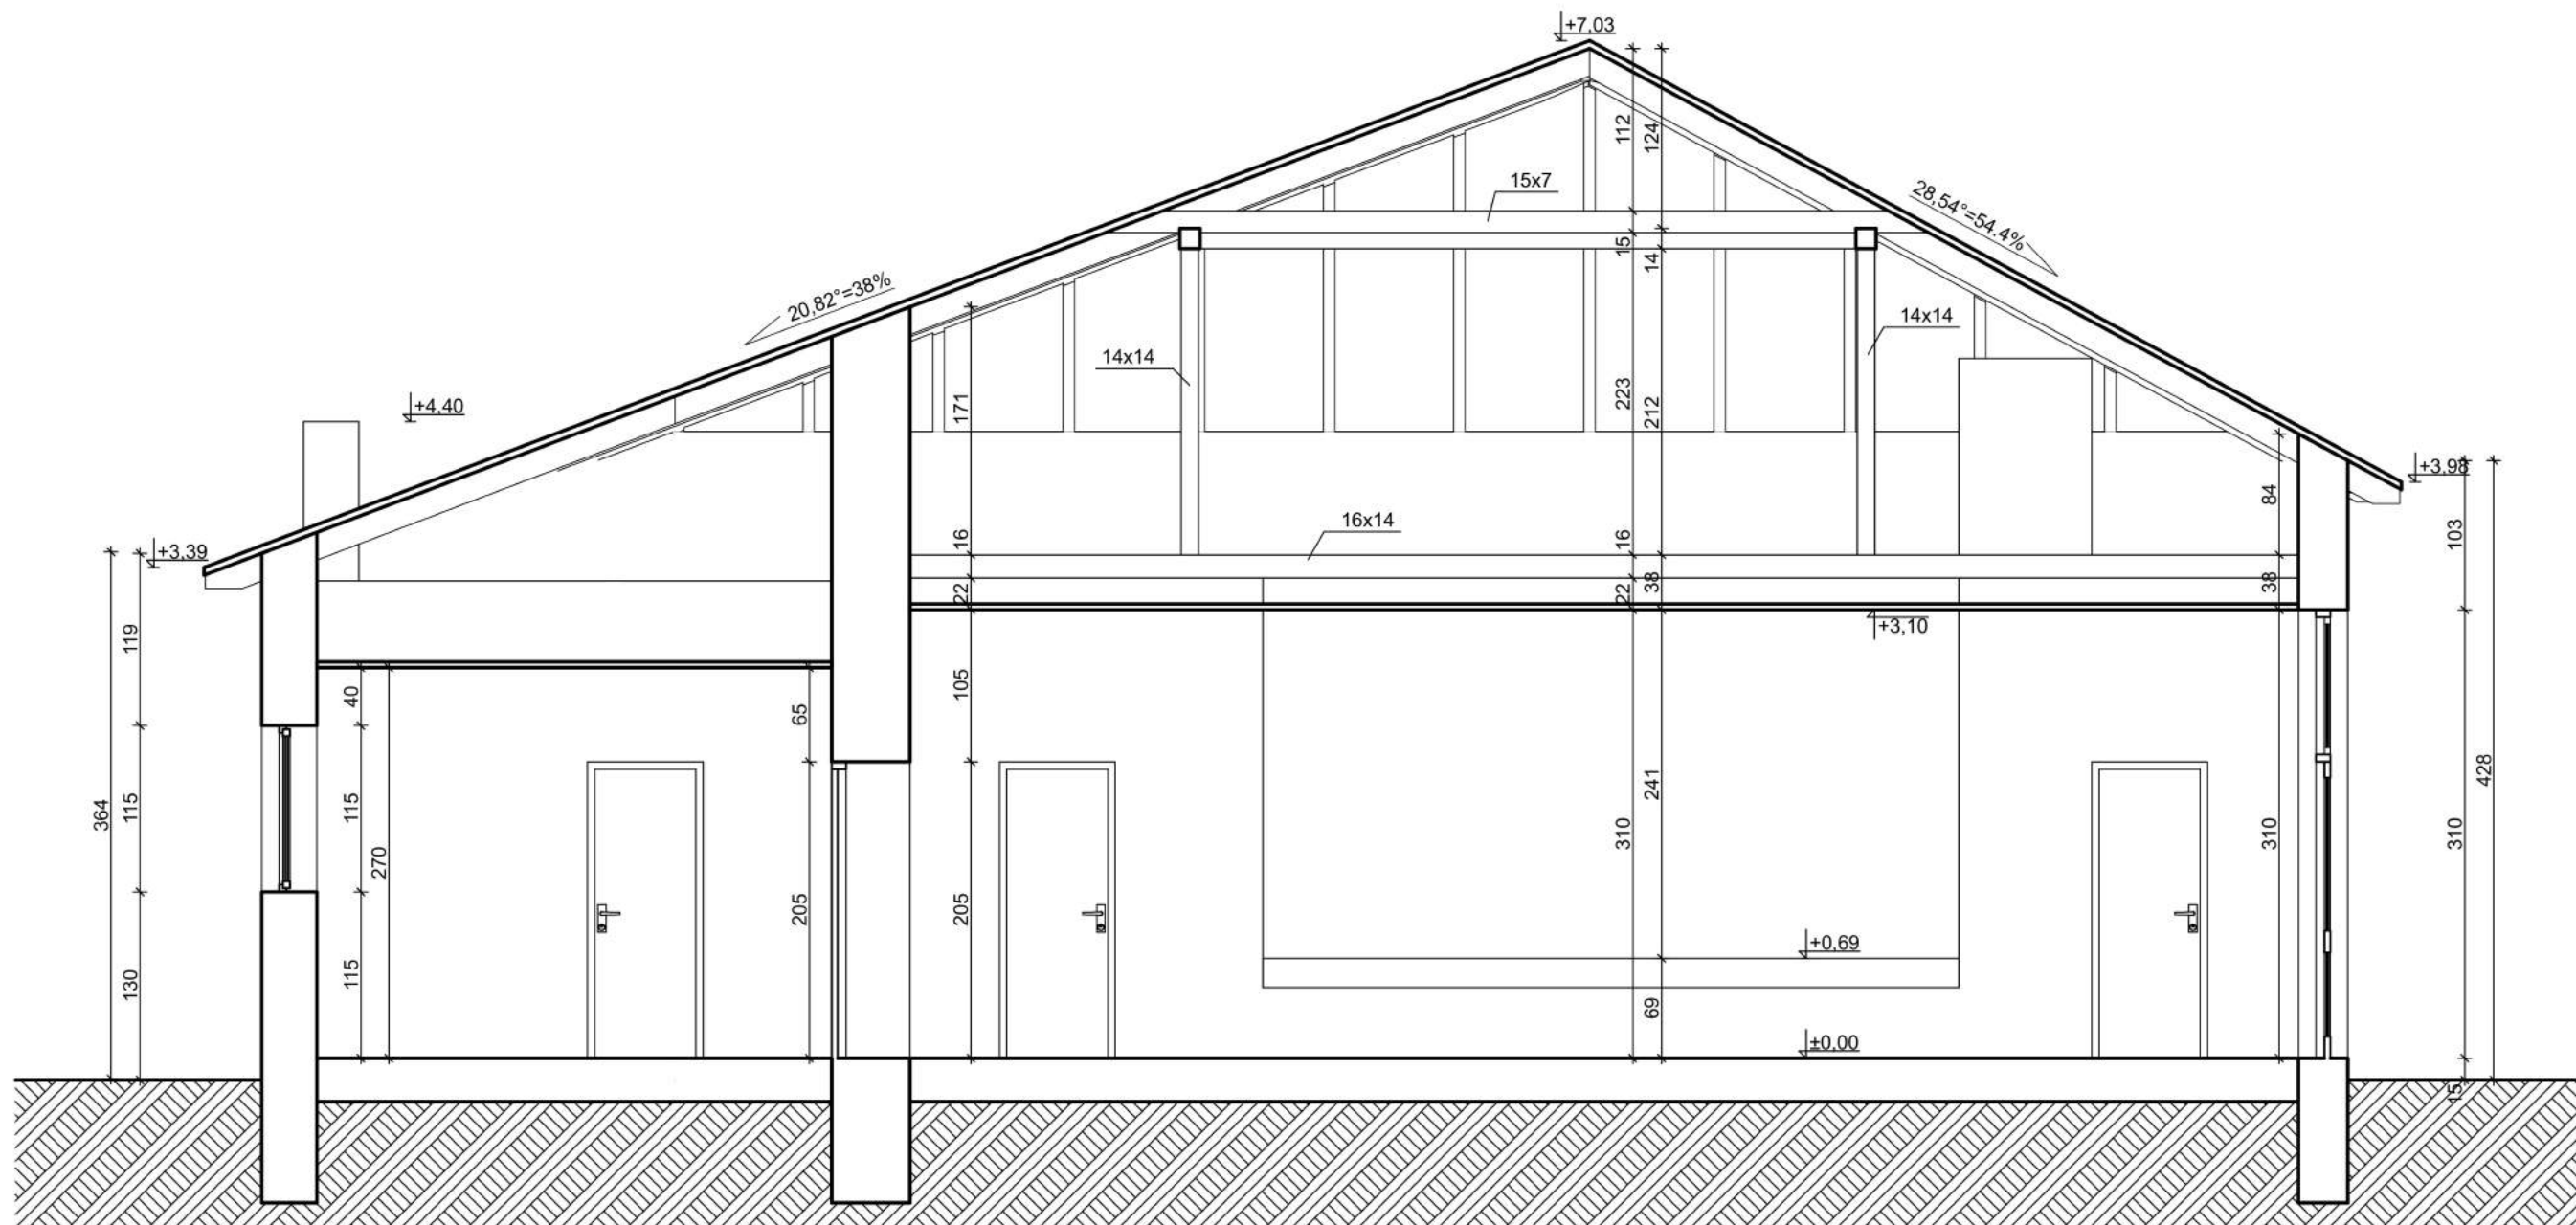


 PHU "ORTUS" Janusz Fengler ul. Leśna 5a, Chojne, 98-210 Sieradz		Inwestor: Gmina Widawa ul. Rynek Kościuszki 10 98-170 Widawa	
Imię i nazwisko		Data	Podpis
Projektował:	inż. bud. Andrzej Rogowski GP.II-8346-256/77	11.2015	
	mgr inż. bud. Zdzisław Tworek 690/87	11.2015	
Skala: 1:50	Inwestycja: Projekt remontu budynku		
Nr rys. A-02	Tytuł rysunku: Przekrój pionowy A-A - Inwentaryzacja		
Branża: Konstr. - budowl.		Stadium: PW	str.

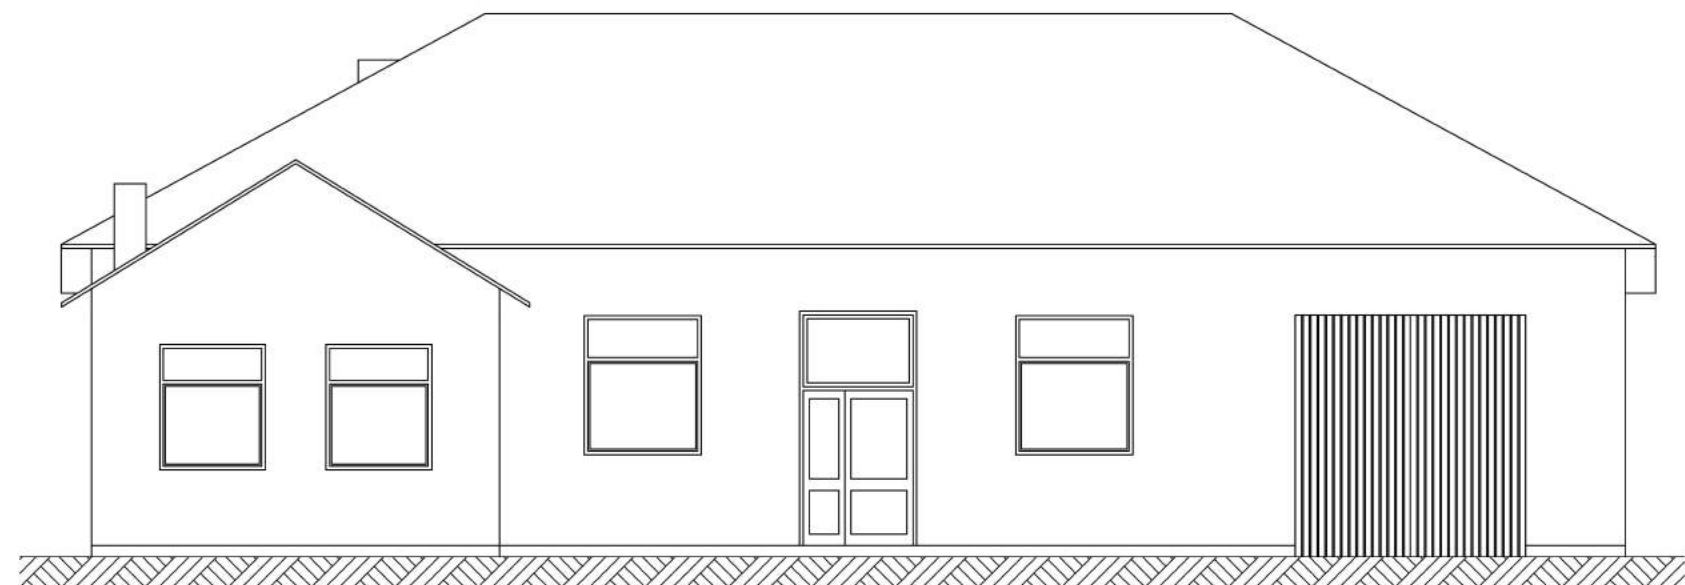


Elewacja Południowa

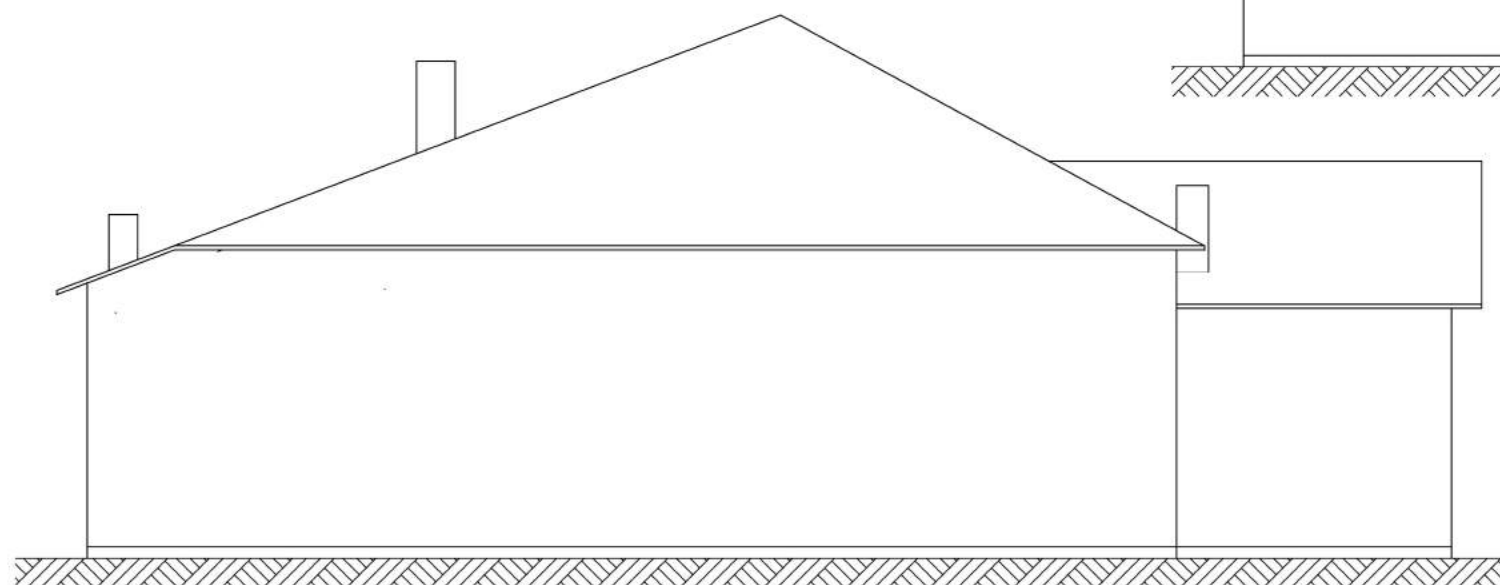

Elewacja Zachodnia

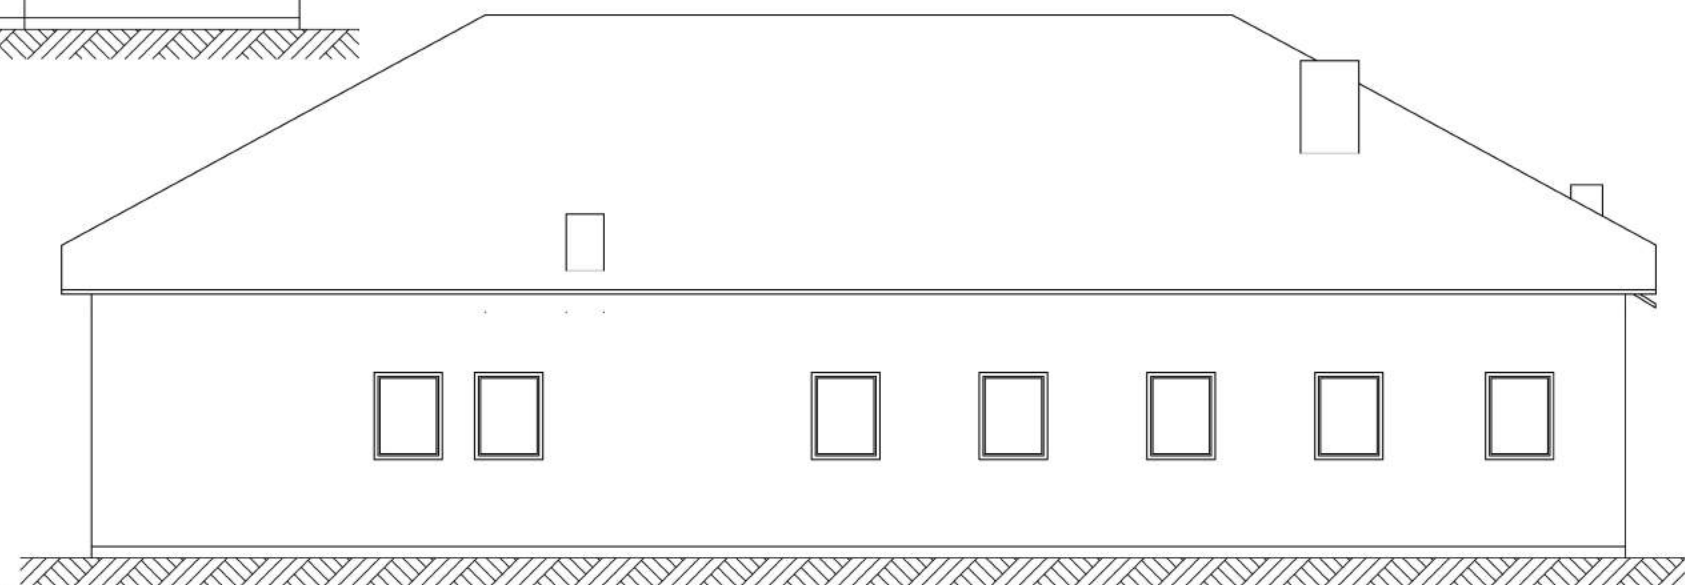



Elewacja Północna

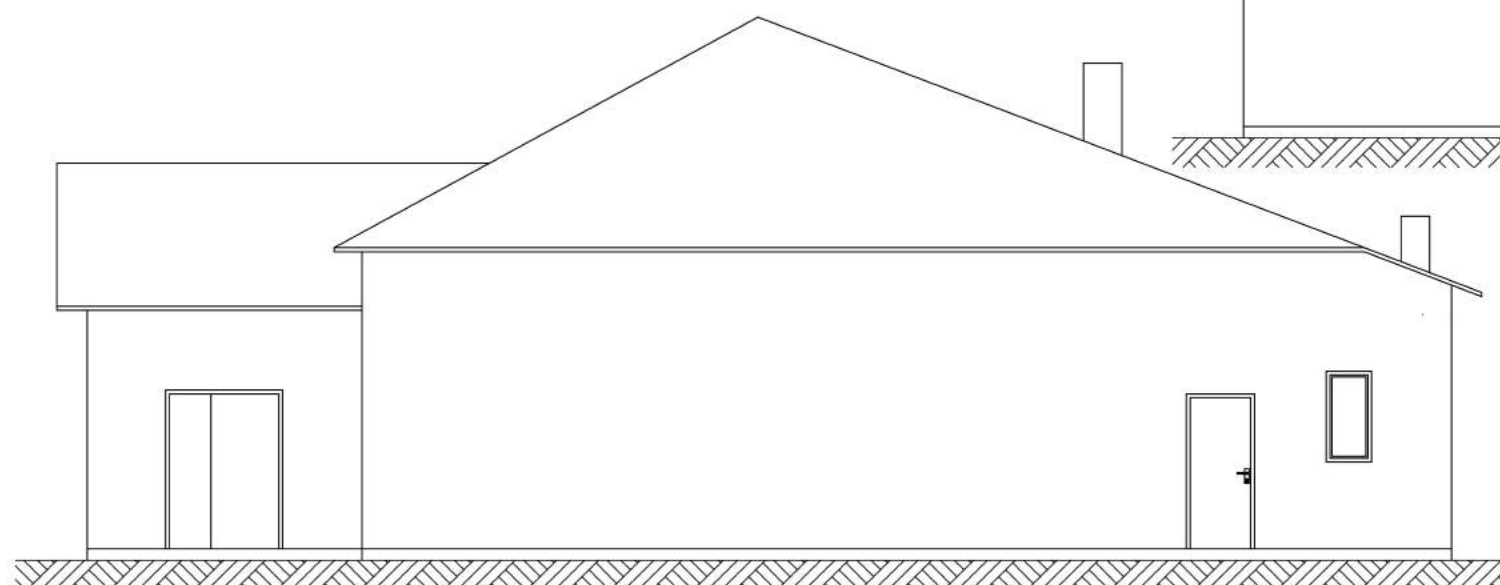

Elewacja Wschodnia

 PHU "ORTUS" Janusz Fengler ul. Leśna 5a, Chojne, 98-210 Sieradz		Inwestor: Gmina Widawa ul. Rynek Kościuszki 10 98-170 Widawa	
Imię i nazwisko		Data	Podpis
Projektował:	inż. bud. Andrzej Rogowski GP.II-8346-256/77	11.2015	
	mgr inż. bud. Zdzisław Tworek 690/87	11.2015	
Skala: 1:100	Inwestycja: Projekt remontu budynku		
Nr rys. A-03	Tytuł rysunku: Elewacje - Inwentaryzacja		
	Branża: Konstr. - budowl.	Stadium: PW	str.

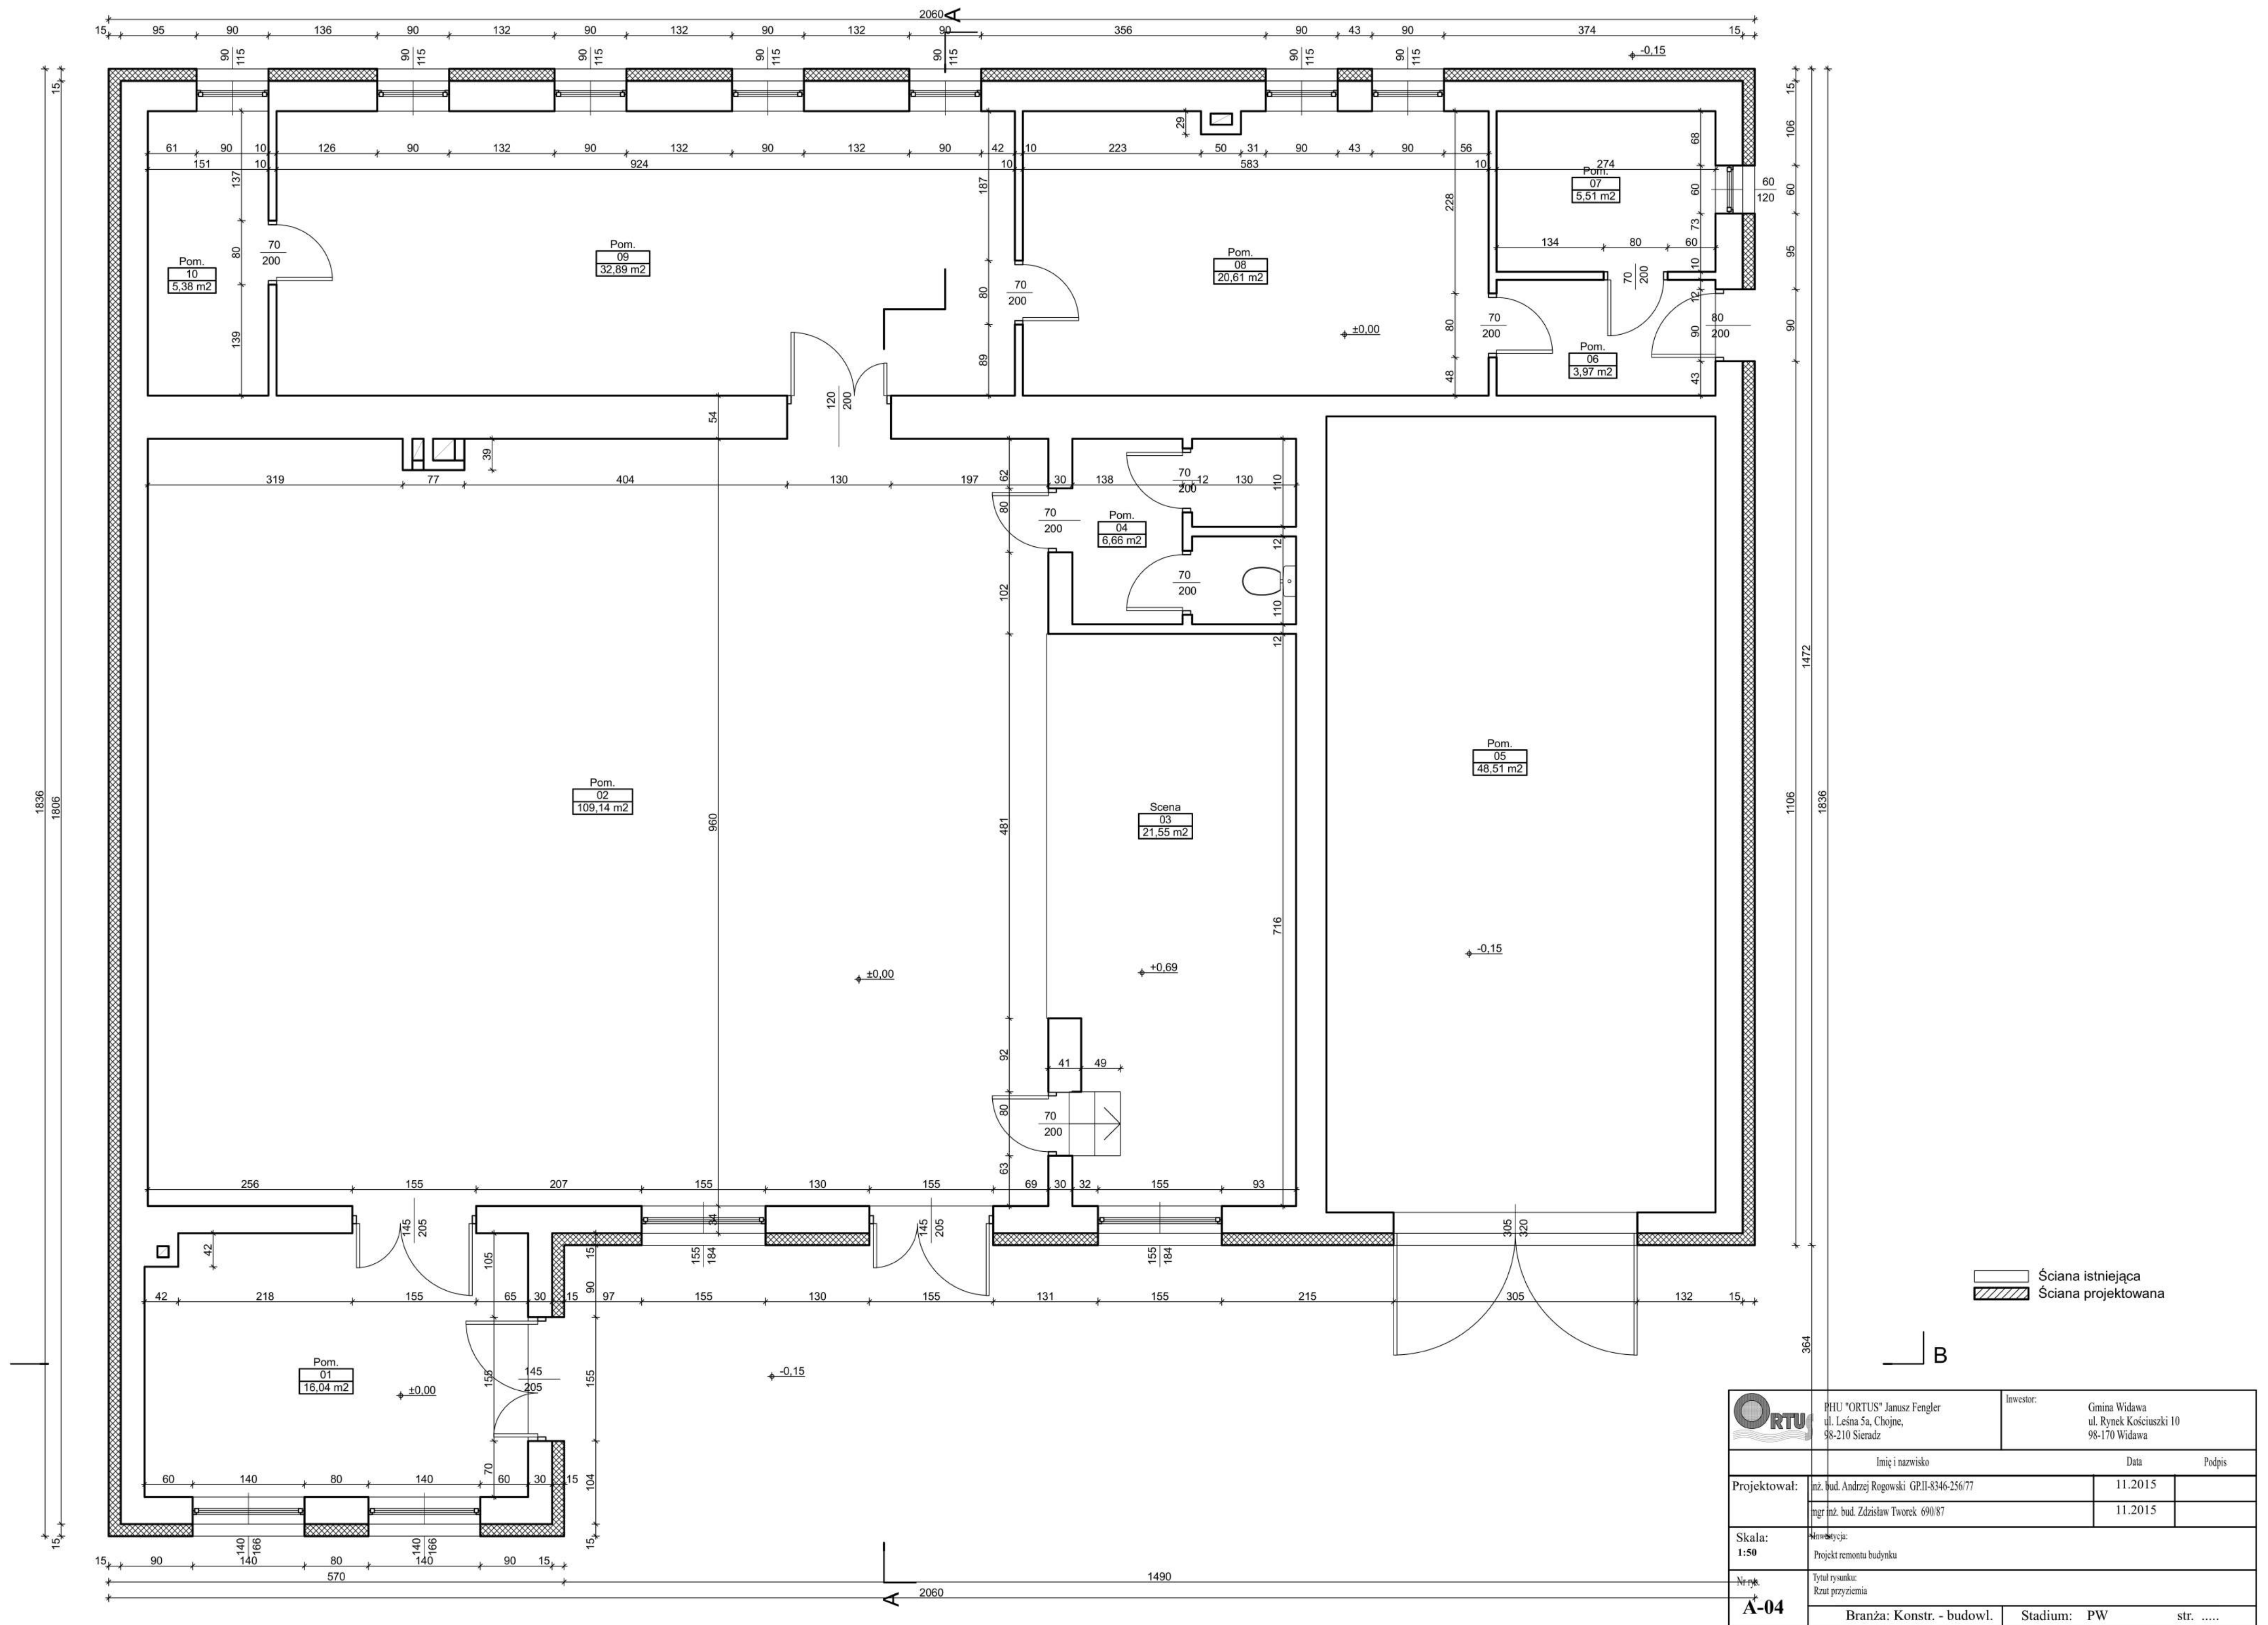


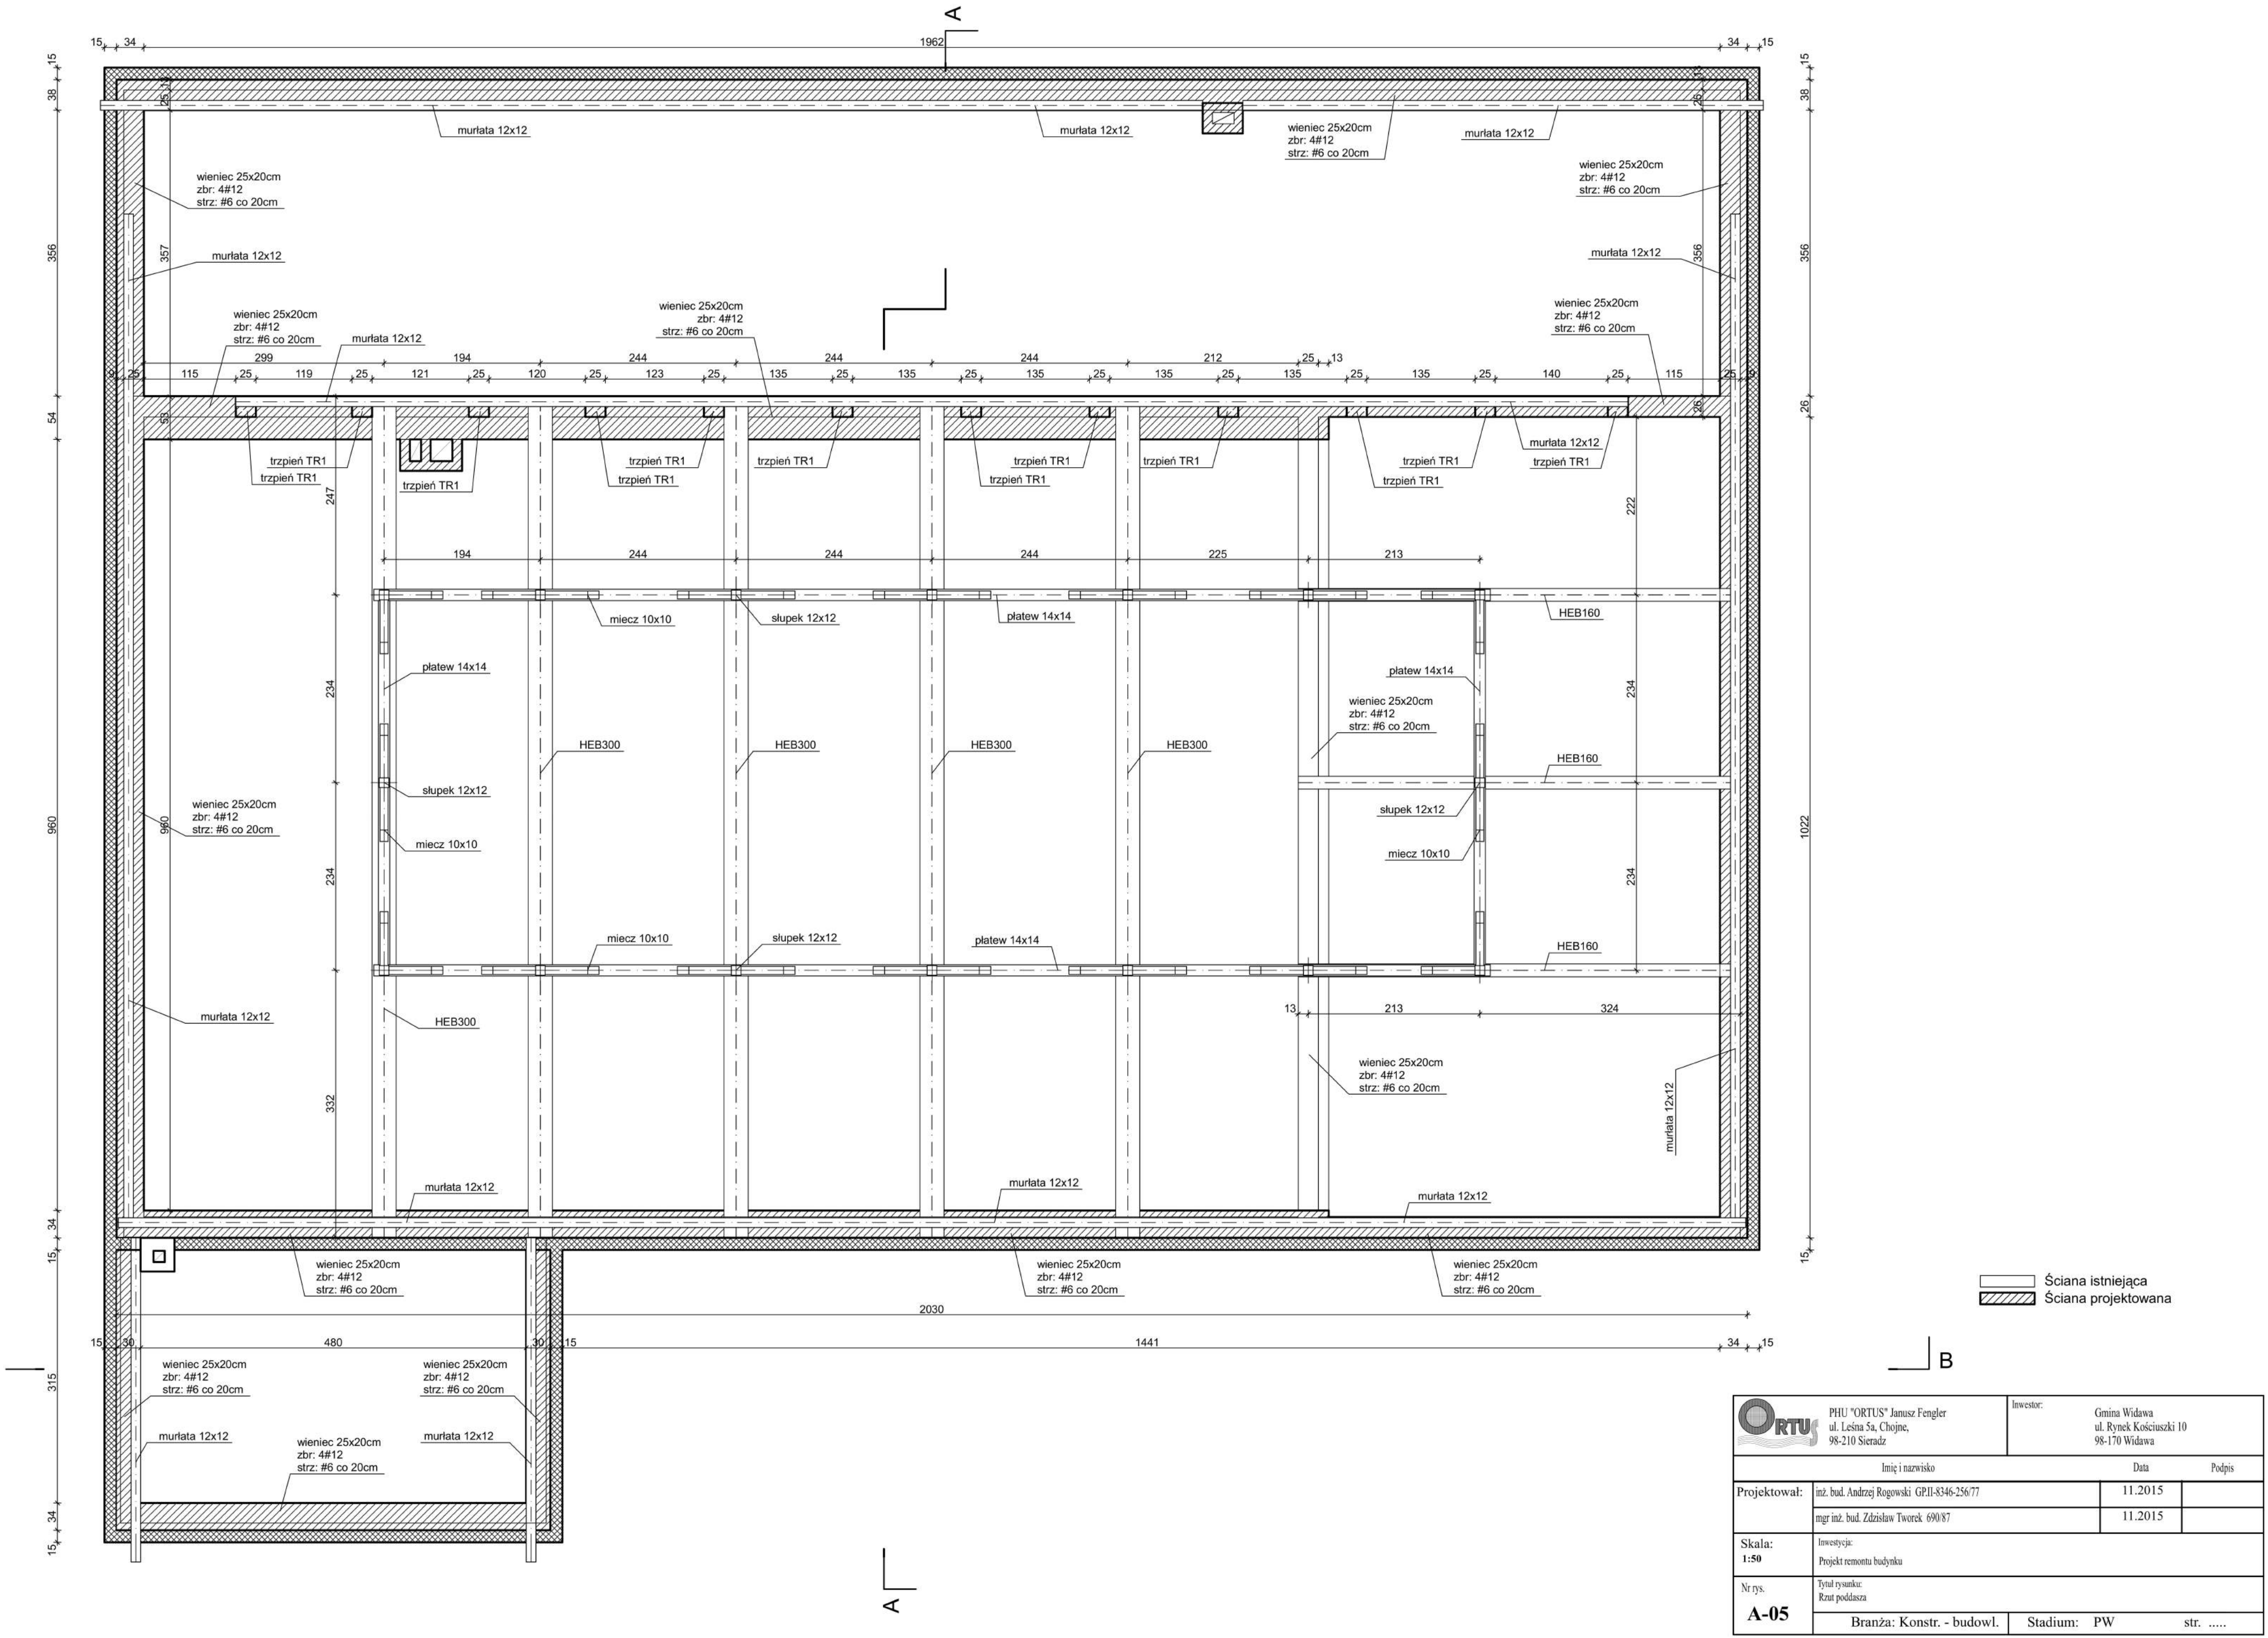

 PHU "ORTUS" Janusz Fengler ul. Leśna 5a, Chojne, 98-210 Sieradz		Inwestor: Gmina Widawa ul. Rynek Kościuski 10 98-170 Widawa	
Imię i nazwisko		Data	
Projektował:	inż. bud. Andrzej Rogowski G.P.II-8346-256/77	11.2015	
	mgr inż. bud. Zdzisław Tworek 690/87	11.2015	
Skala: 1:50	Inwestycja: Projekt remontu budynku		
Nr rys.	Tytuł rysunku: Rzut poddasza		
A-05	Branża: Konstr. - budowl.	Stadium: PW	str.




		PHU "ORTUS" Janusz Fengler ul. Leśna 5a, Chojne, 98-210 Sieradz		Inwestor: Gmina Widawa ul. Rynek Kościuszy 10 98-170 Widawa			
Imię i nazwisko				Data		Podpis	
Projektował:	inż. bud. Andrzej Rogowski GP.II-8346-256/77			11.2015			
	mgr inż. bud. Zdzisław Tworek 690/87			11.2015			
Skala: 1:50	Inwestycja: Projekt remontu budynku						
Nr rys.	Tytuł rysunku: Konstrukcja dachu						
A-06	Branża: Konstr. - budowl.			Stadium: PW		str.	

 

B


	PHU "ORTUS" Janusz Fengler ul. Leśna 5a, Chojne, 98-210 Sieradz		Inwestor: Gmina Widawa ul. Rynek Kościuski 10 98-170 Widawa	
	Imię i nazwisko		Data	
Projektował:	inż. bud. Andrzej Rogowski GPlI-8346-256/77		11.2015	
	mgr inż. bud. Zdzisław Tworek 690/87		11.2015	
Skala: 1:50	Inwestycja: Projekt remontu budynku			
Nr rys.	Tytuł rysunku: Rzut połaci dachowej			
A-07	Branża: Konstr. - budowl.		Stadium: PW	str.

 


 PHU "ORTUS" Janusz Fengler ul. Leśna 5a, Chojne, 98-210 Sieradz		Inwestor: Gmina Widawa ul. Rynek Kościuszki 10 98-170 Widawa	
Imię i nazwisko		Data	Podpis
Projektował:	inż. bud. Andrzej Rogowski GP.II-8346-256/77	11.2015	
	mgr inż. bud. Zdzisław Tworek 690/87	11.2015	
Skala: 1:50	Inwestycja: Projekt remontu budynku		
Nr rys. A-08	Tytuł rysunku: Przekrój pionowy A-A		
Branża: Konstr. - budowl.		Stadium: PW	str.




ORTUS PHU "ORTUS" Janusz Fengler ul. Leśna 5a, Chojne, 98-210 Sieradz		Inwestor: Gmina Widawa ul. Rynek Kościuszki 10 98-170 Widawa	
Imię i nazwisko		Data	
Projektował:	inż. bud. Andrzej Rogowski GP.II-8346-256/77	11.2015	
	mgr inż. bud. Zdzisław Tworek 690/87	11.2015	
Skala:	Inwestycja:		
1:50	Projekt remontu budynku		
Nr rys.	Tytuł rysunku:		
A-09	Przekrój pionowy B-B		
Branża: Konstr. - budowl.		Stadium: PW	str.

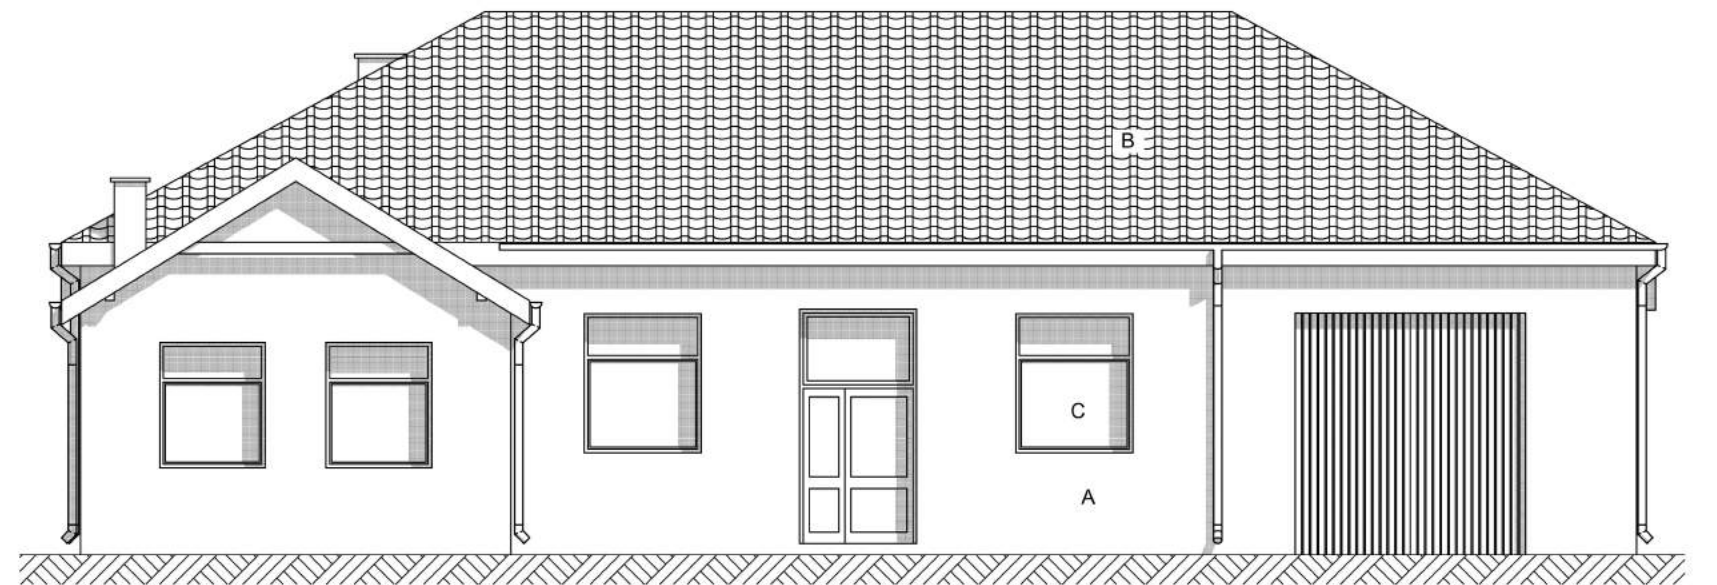


Elewacja Południowa

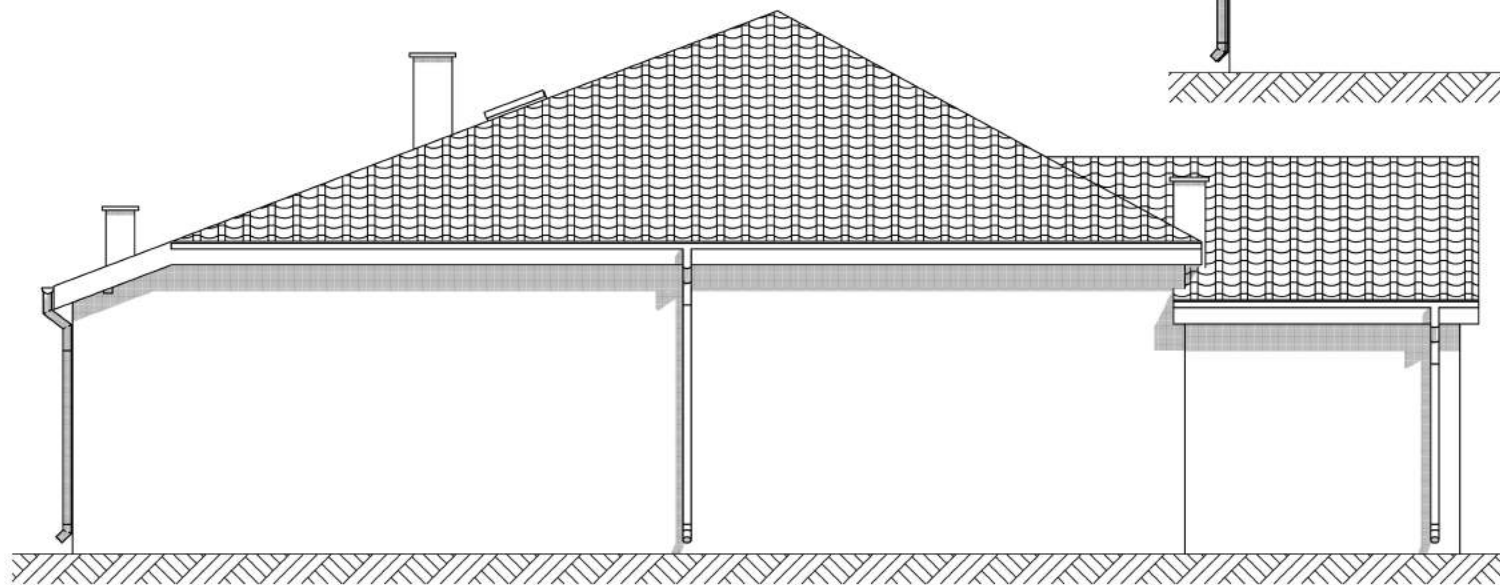

Elewacja Zachodnia

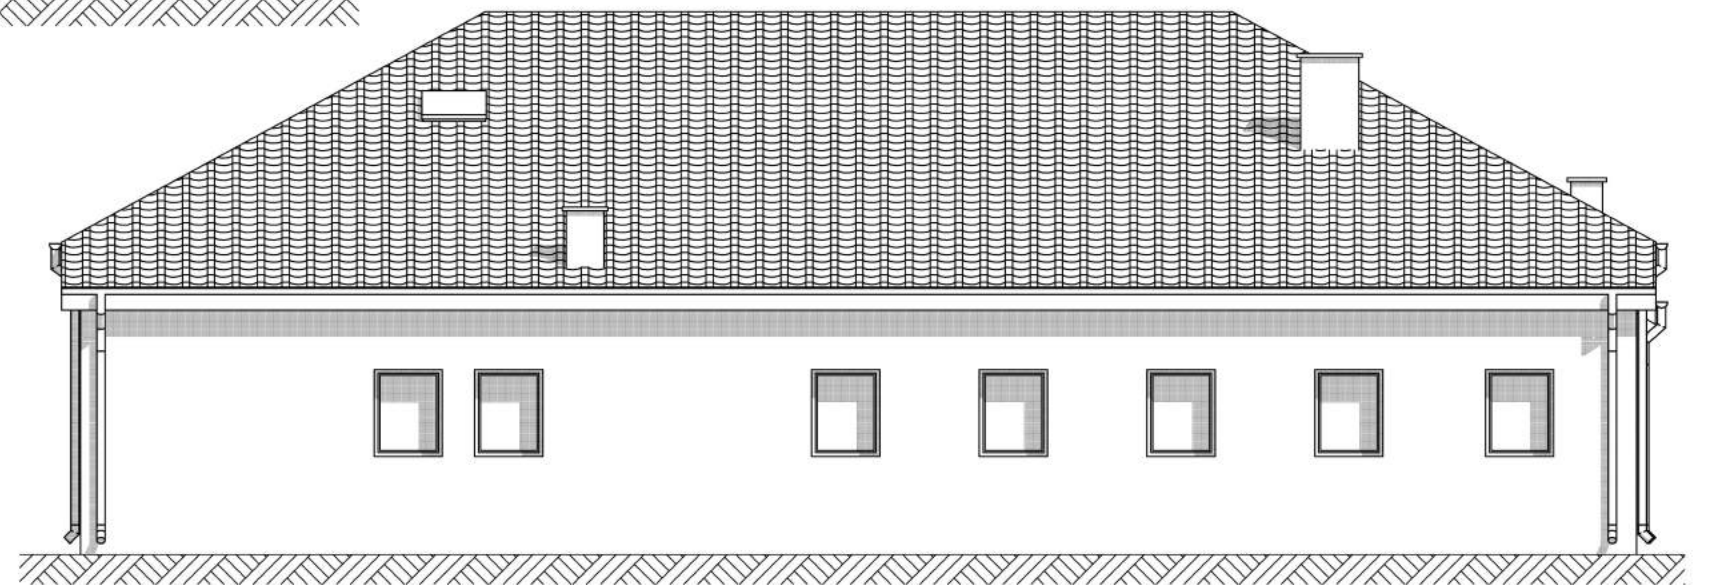

Elewacja Północna

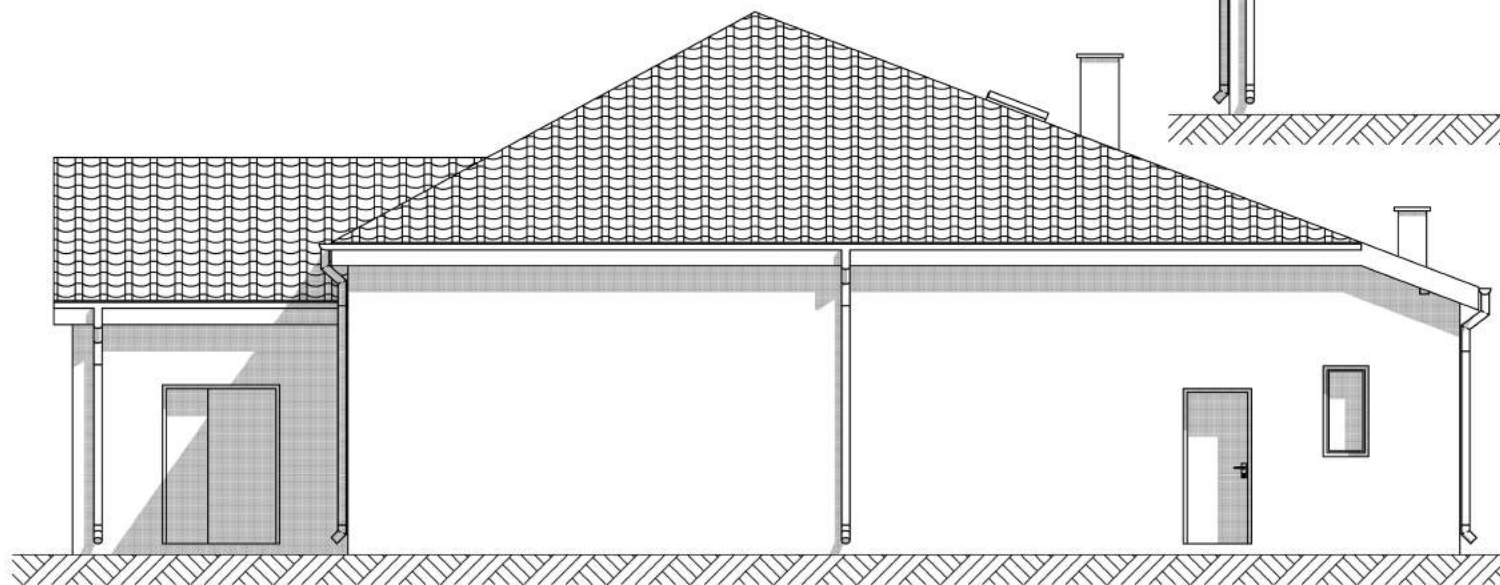


Elewacja Wschodnia


ZESTAWIENIE KOLORYSTYKI BUDYNKU		
Symbol	Faktura	Kolor
A	tynk akrylowy	piaskowy
B	blacha trapezowa	brązowy
C	PCV	brązowy

 PHU "ORTUS" Janusz Fengler ul. Leśna 5a, Chojne, 98-210 Sieradz		Inwestor: Gmina Widawa ul. Rynek Kościuszki 10 98-170 Widawa	
Imię i nazwisko		Data	Podpis
Projektował:	inż. bud. Andrzej Rogowski GP.II-8346-256/77	11.2015	
	mgr inż. bud. Zdzisław Tworek 690/87	11.2015	
Skala: 1:100	Inwestycja: Projekt remontu budynku		
Nr rys. A-10	Tytuł rysunku: Elewacje		
Branża: Konstr. - budowl.		Stadium: PW	str.


NADPROŻE

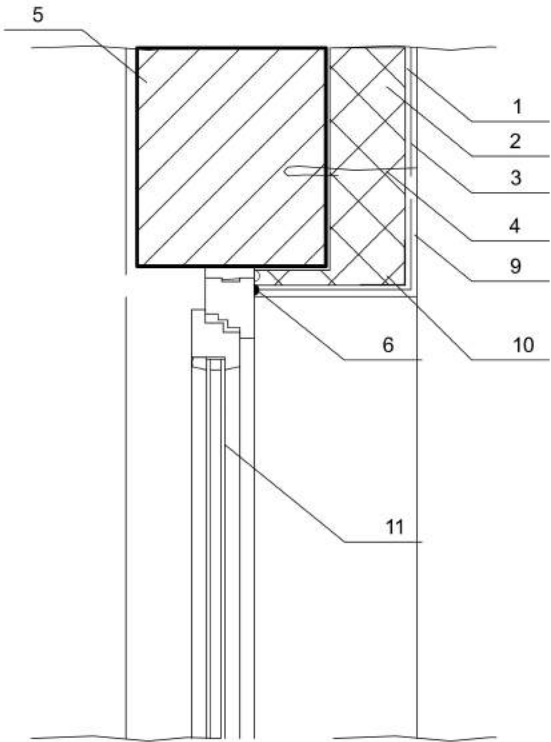

PARAPET ZEWNĘTRZNY

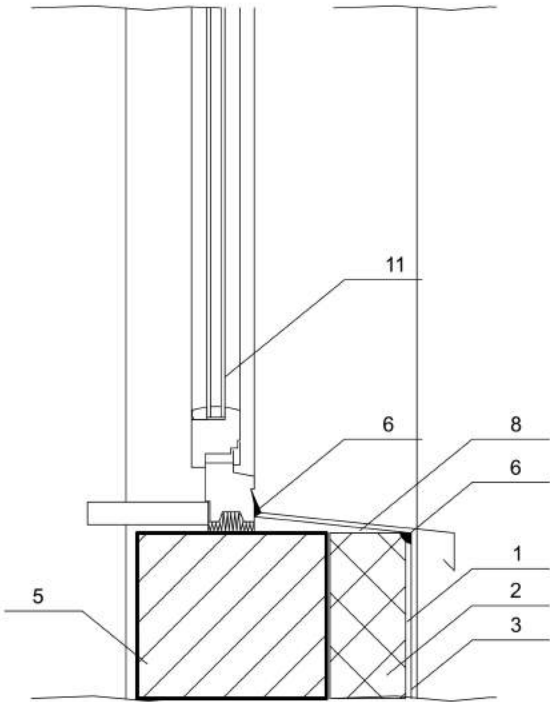


NAROŻNIK

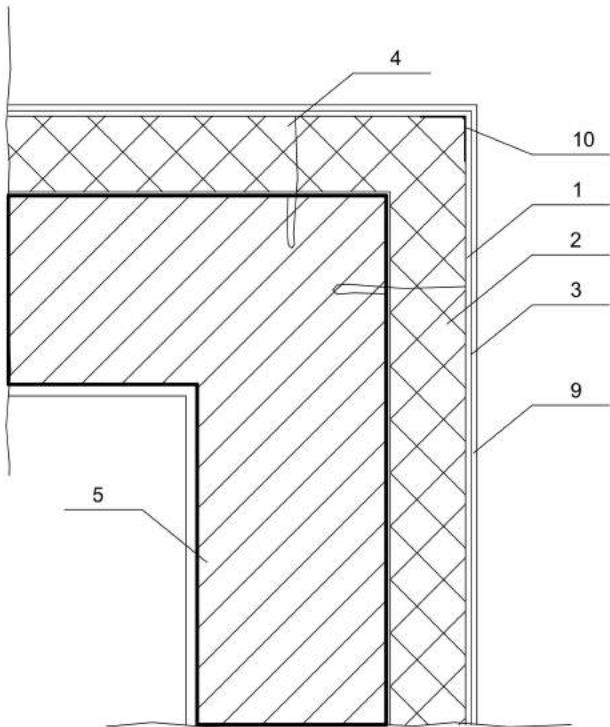


ELEMENTY DOCIEPLENIA	
1	Zaprawa klejowa
2	Płyta styropianowa gr ... cm
3	Siatka zbrojąca z włókna szklanego
4	Kolek kotwiący
5	Docieplana ściana
6	Masa trwale elastyczna
7	Cienkowarstwowy tynk strukturalny
8	Warstwa zbrojąca z zaprawy klejowej
9	Podkład tynkarski
10	Listwa narożna
11	Okno

 PHU "ORTUS" Janusz Fengler ul. Leśna 5a, Chojne, 98-210 Sieradz		Inwestor: Gmina Widawa ul. Rynek Kościuszki 10 98-170 Widawa	
Imię i nazwisko		Data	Podpis
Projektował:	inż. bud. Andrzej Rogowski GP.II-8346-256/77	11.2015	
	mgr inż. bud. Zdzisław Tworek 690/87	11.2015	
Skala: 1:1	Inwestycja: Projekt remontu budynku		
Nr rys. A-11	Tytuł rysunku: Detale docieplenia		
Branża: Konstr. - budowl.		Stadium: PW	str.

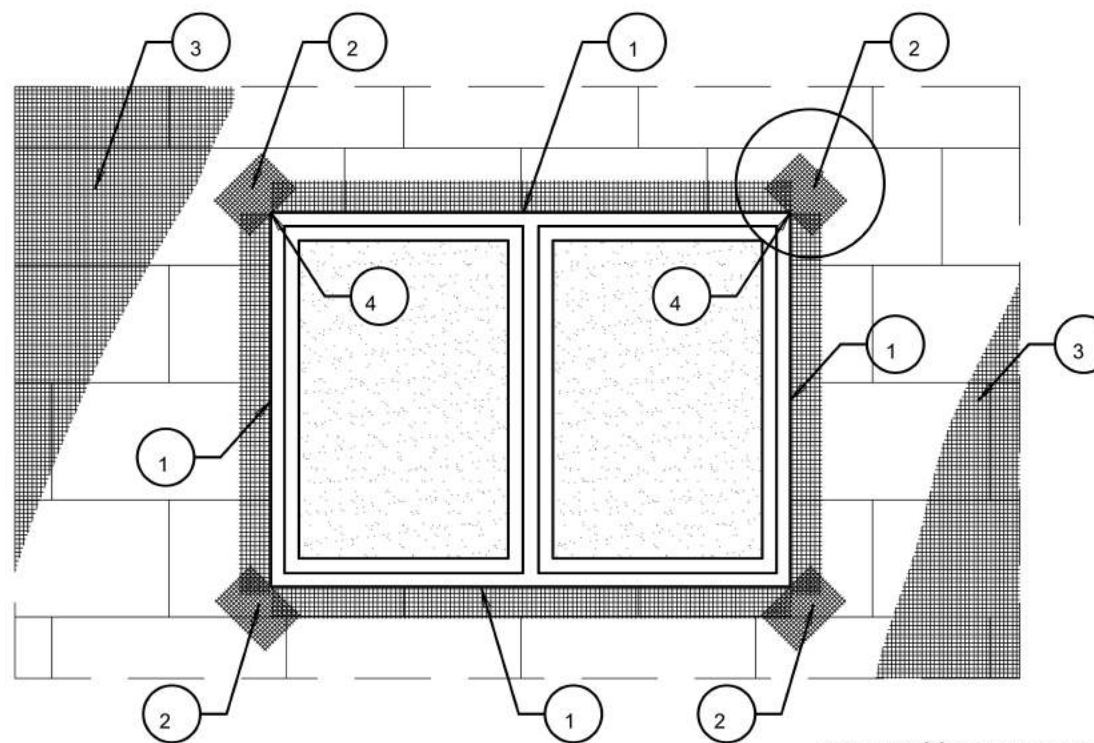


KOLEJNOŚĆ WKLEJANIA SIATEK ZBROJĄCYCH

1. Ułożenie profili narożnych z wtopionymi siatkami zbrojącymi
2. Ułożenie siatek zbrojących diagonalnie naroża otworów
3. Ułożenie powierzchniowych siatek zbrojących
4. Ułożenie siatek zbrojących wewnętrzne narożniki otworów

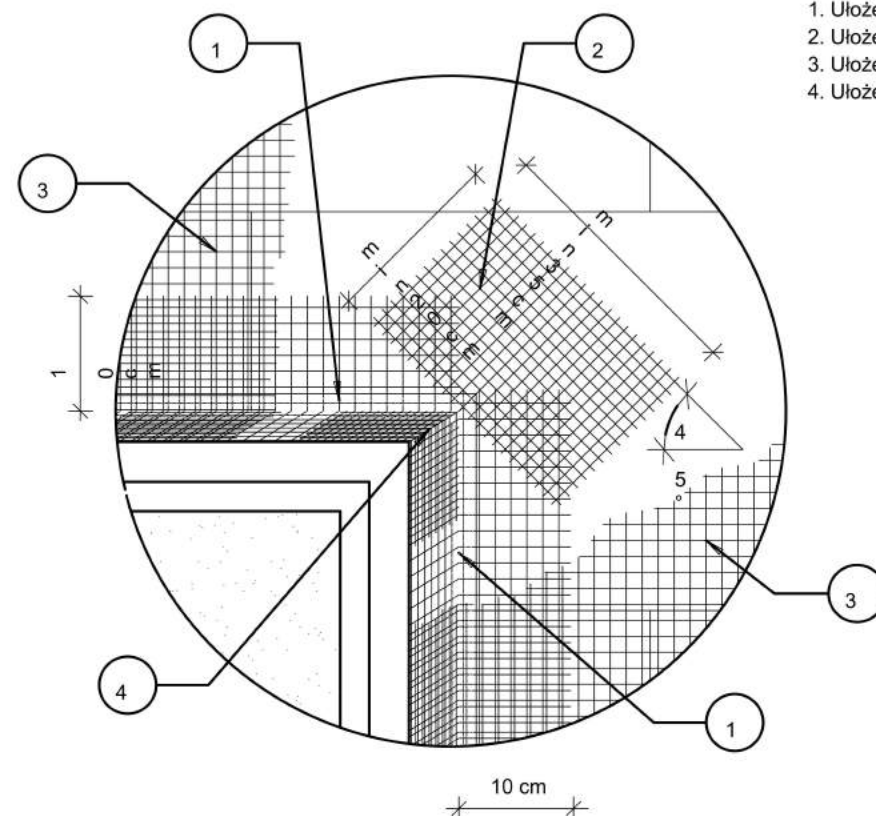

 PHU "ORTUS" Janusz Fengler ul. Leśna 5a, Chojne, 98-210 Sieradz		Inwestor: Gmina Widawa ul. Rynek Kościuszki 10 98-170 Widawa	
Imię i nazwisko		Data	
Projektował:	inż. bud. Andrzej Rogowski GP.II-8346-256/77	11.2015	
	mgr inż. bud. Zdzisław Tworek 690/87	11.2015	
Skala: 1:1	Inwestycja: Projekt remontu budynku		
Nr rys. A-12	Tytuł rysunku: Układ siatek zbrojących wokół otworów		
Branża: Konstr. - budowl.		Stadium: PW	str.

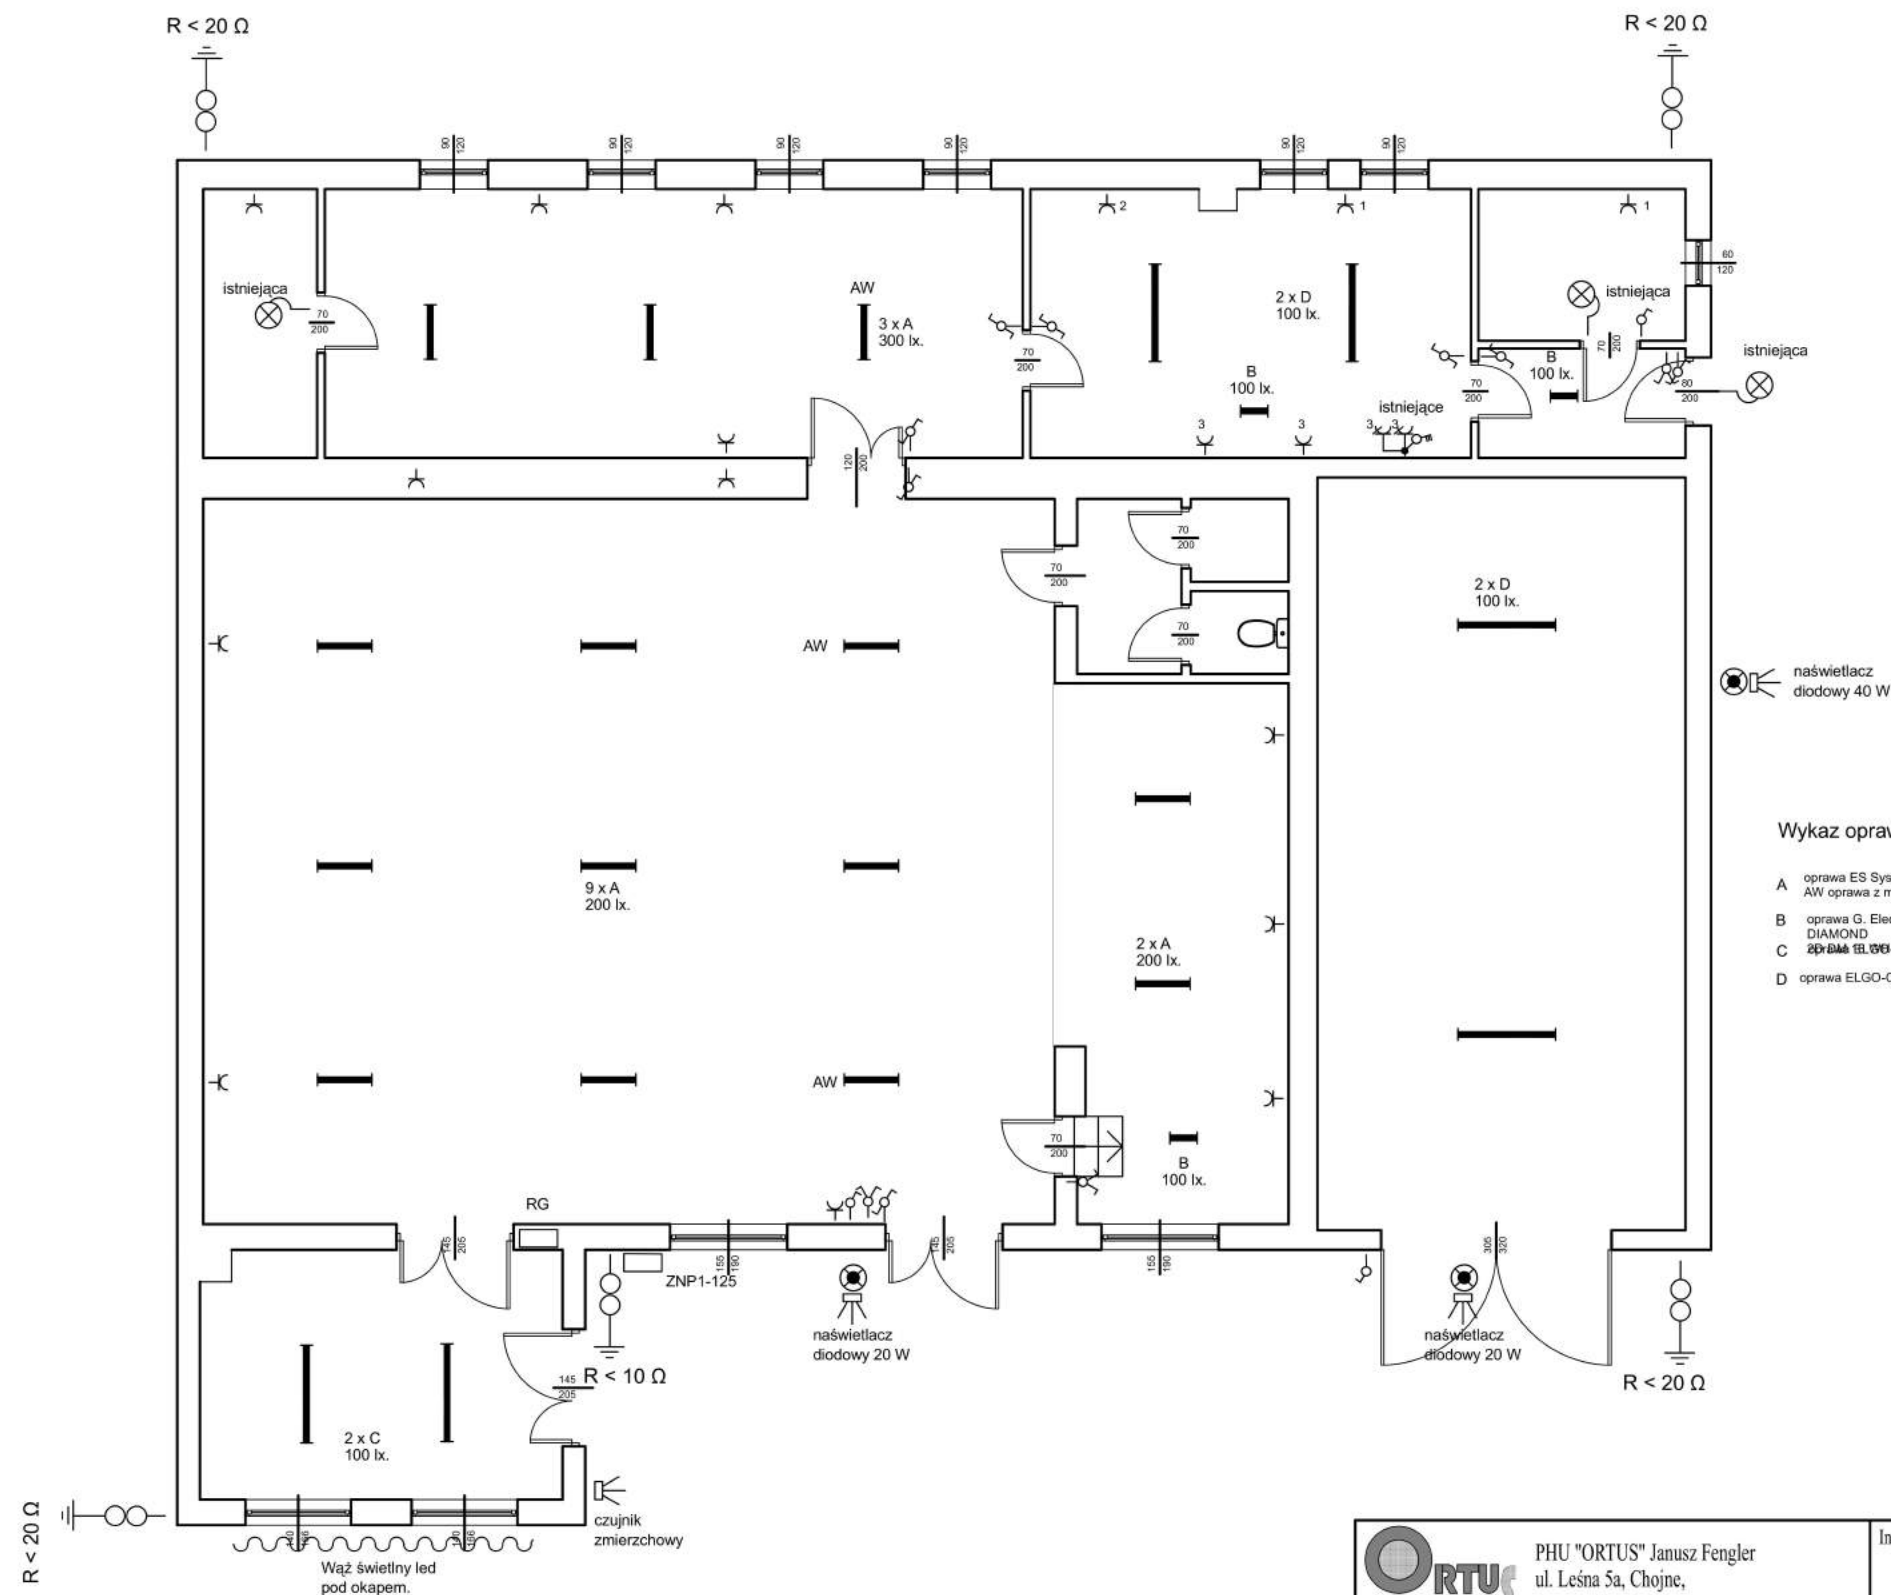


 PHU "ORTUS" Janusz Fengler ul. Leśna 5a, Chojne, 98-210 Sieradz		Inwestor: Gmina Widawa ul. Rynek Kościuszki 10 98-170 Widawa	
Imię i nazwisko		Data	
Projektował:	mgr inż. elektr. Cezariusz Brzęczek 1175/EI/87	11.2015	
		11.2015	
Skala: 1:100	Inwestycja: Projekt remontu budynku		
Nr rys. E-01	Tytuł rysunku: Instalacja elektryczna - rzut przyziemia		
Branża: Konstr. - budowl.		Stadium: PW	str.

SCHEMAT ROZDZIELNI RG


$P_s = 16,0 \text{ kW}$
 $\cos \phi_i = 0,95$
 $I_o = 24,4 \text{ A}$

**RWN, 1 x 12
dobudowana**

 **RWN, 1 x 12
istniejąca**



P 304 40 A
AC-0,03A

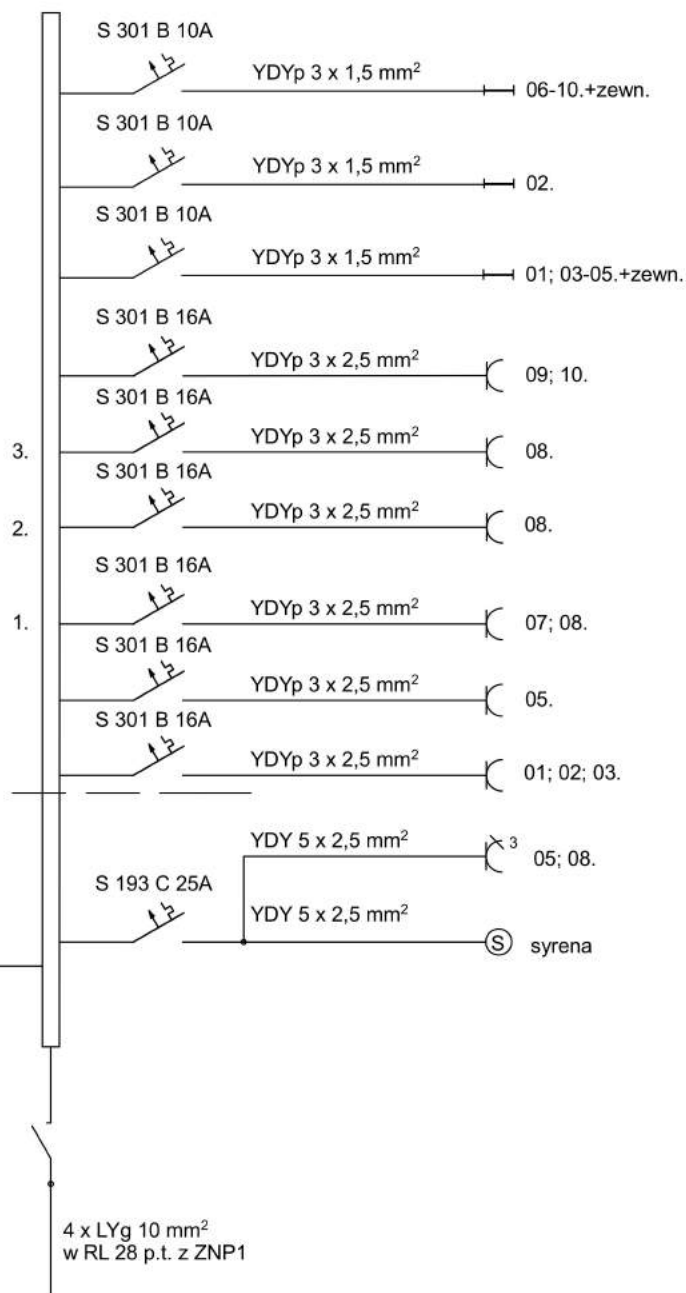

 PHU "ORTUS" Janusz Fengler ul. Leśna 5a, Chojne, 98-210 Sieradz		Inwestor: Gmina Widawa ul. Rynek Kościuski 10 98-170 Widawa	
Imię i nazwisko		Data	
Projektował:	mgr inż. elektr. Cezariusz Brzęczek 1175/EI/87	11.2015	
		11.2015	
Skala: 1:100	Inwestycja: Projekt remontu budynku		
Nr rys. E-02	Tytuł rysunku: Schemat rozdzielni		
Branża: Konstr. - budowl.		Stadium: PW	str.